


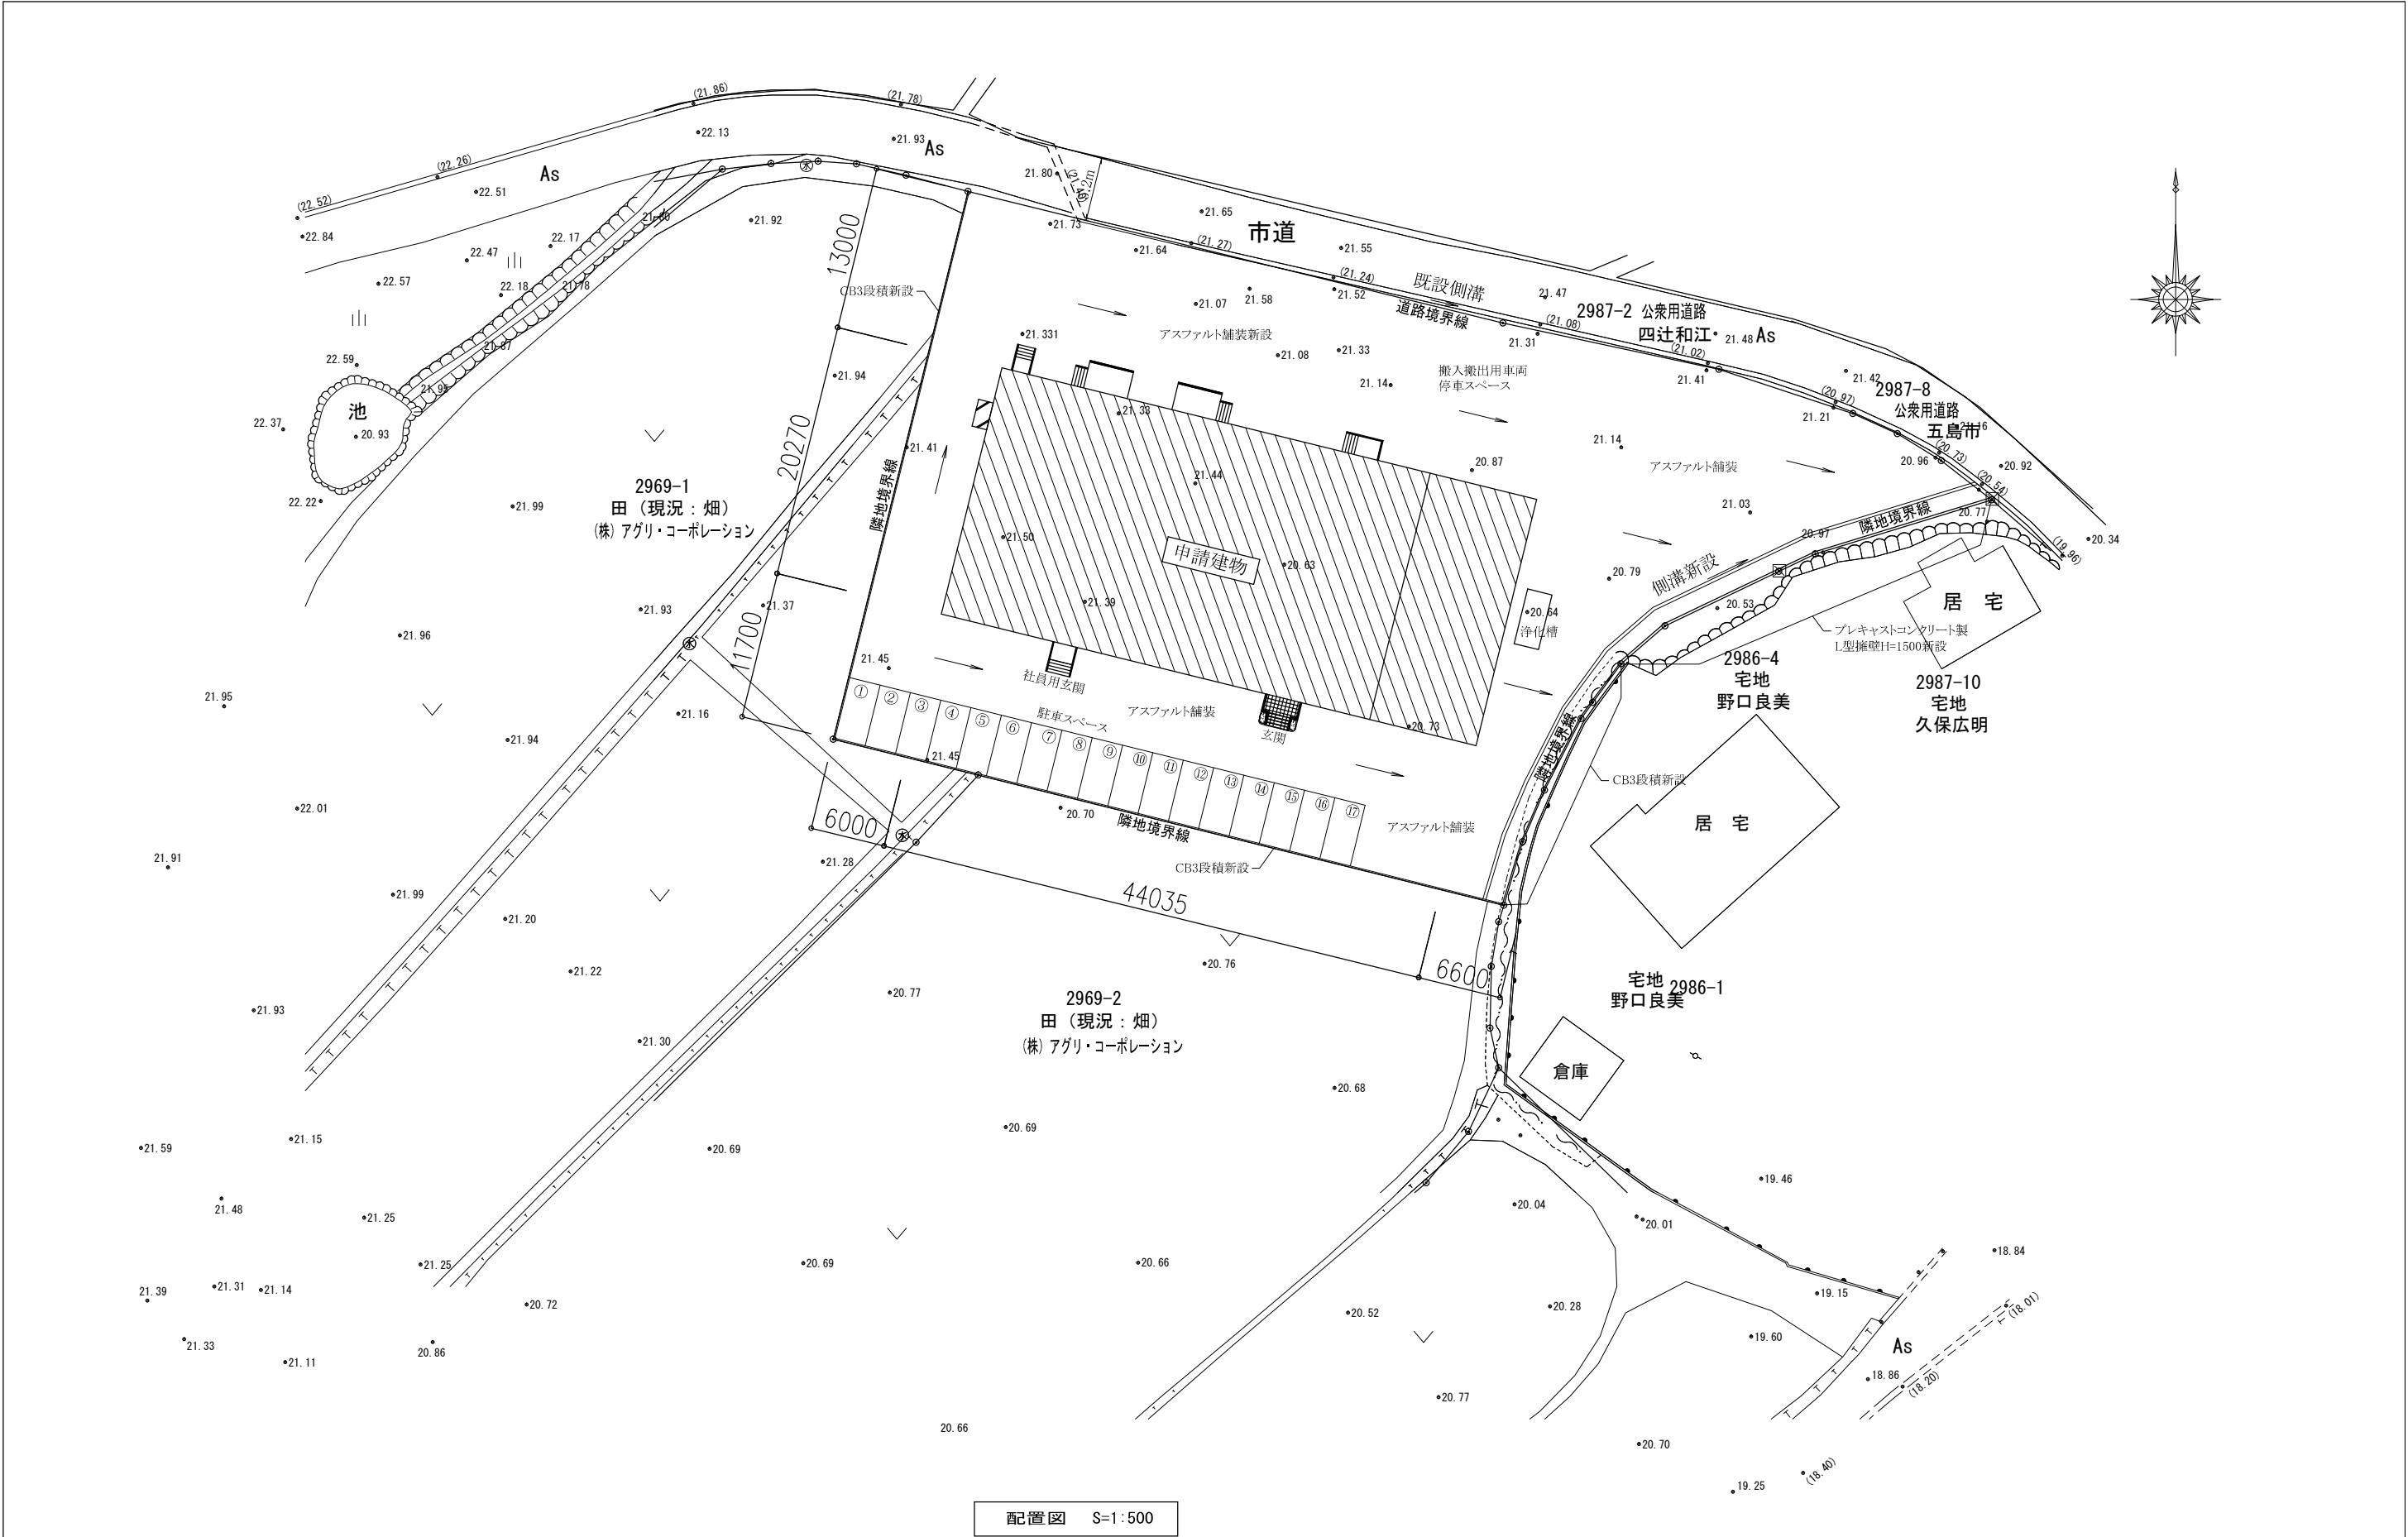


訂正	月 日	内 容			 製造元：株式会社フリーザーシステム 設計元：株式会社フリーザーシステム 一級建築士事務所 一級建築士登録 第262611号 稲永恵吾	お客様承認印	製造担当者	設計担当者	営業担当者	確定年月日	工事名称	みみらく農産連携有限責任事業組合様向け 五島市農産加工施設整備事業（HACCP対応）	請番		/
										29.10.07	図面名称	配置図	図番	A-01	/
										縮尺					
										S=1:500 (A3)					

一般事項	工事名称	みみらく農産連携有限責任事業組合様向け五島市農産加工施設整備事業（HACCP対応）				建築種別	新築						
	建築場所	長崎県五島市三井楽町浜ノ畔字出口2969-3、2969-4				用途	工場						
	地域指定	用途指定	指定なし			建物仕様	ダイワスペース同等品						
		防火指定	指定なし			耐火種別	準耐火建築物						
建物概要	規模	階数	平屋建て		軒高	6.620 m		最高高さ	6.785 m		屋根勾配	1/50（片流れ）	
		建築面積	35.270×20.270= 714.922		3.000×0.500= 1.500		床面積	35.270×20.270= 714.922		8.765×20.000= 175.300			
			8.765×20.000= 175.300										
			5.000×1.865×2=18.650										
			4.000×1.865=7.460										
			1.750×0.500×1=0.875		建築面積：918.703㎡					延床面積：890.223㎡			
構造概要	基礎形式	鉄筋コンクリート造布基礎				地耐力	50kN/㎡（長期） 100kN/㎡（短期） 仮定値						
	軸組	鉄骨造（ブレース構造）				風圧力	基準風速：34m/s 地表面粗度：Ⅲ						
	床荷重	床用 2900N/㎡、主架構用 1800N/㎡、地震用 800N/㎡				積雪	20cm						
	内部軸組	1階床	土間コンクリート金ゴテ押え t=150		外周内壁	軽鉄軸組							
			土間配筋 D10 ㍻、㊦共 @200			ｸﾞﾗｽｸｰﾙ t=50 (24kg/㎡)							
			防湿ﾎﾟﾘｴﾚﾝﾌｨﾙﾑ t=0.15										
			砕石 t=100			間仕切壁		軽鉄軸組					
			盛土（改良）t=300～600										
				天井	軽鉄野縁								
					小屋裏のみ）ｸﾞﾗｽｸｰﾙ t=100 (16kg/㎡)								
外部仕上	屋根	ｶﾞﾙﾊﾞﾆｼｳﾑ鋼板 H=150 折板葺（ｵﾈﾞ式） 【不燃材料：NM-8697】				塗装	鉄部：一般錆止 JIS K 5674（1種） 1回塗り（工場塗装）						
		裏面）ﾎﾟﾘｴﾚﾝﾌｫｰﾑ貼り t=4（準不燃材以上）					鉄骨見掛け部FE（工場塗装）						
	外壁	角波サイディング ガルバリウム塗装鋼板 t=0.5（下地石膏ボード t12.5）				庇	玄関庇：アルミ既製品 D=1400						
		防湿シート					ｶｰｶﾞﾙﾊﾞﾆｼｳﾑ鋼板 t=0.6 H=88 折板葺（ﾎﾞﾙﾄ式）						
		銅製胴縁					鉄骨下地						
	板金金物	笠木：ｶｰｶﾞﾙﾊﾞﾆｼｳﾑ鋼板 t=0.6				ポーチ プラットホーム	土間コンクリート金ゴテ押え t=150						
		三方立上裏水切：耐水石膏ﾎｰﾄﾞ t=12.5下地の、上、ｶｰｶﾞﾙﾊﾞﾆｼｳﾑ鋼板 t=0.6					土間配筋 D10 ㍻、㊦共 @200						
		基礎水切：ｶｰｶﾞﾙﾊﾞﾆｼｳﾑ鋼板 t=0.35					砕石 t=100						
	樋	軒樋：塩ビ製 200型											
		堅樋：本体用）塩ビ製 100φ（SUS製支持金具@1100）											
		庇用）塩ビ製 50φ（SUS製支持金具@1100）											
階段	内部階段（鋼製）												
開口部	外部建具	符号	仕様	硝子	有効寸法W×H	符号	仕様	硝子	有効寸法W×H				
			別図建具表参照										
雑工事	ステンレス手摺（HL）												
	ドッグシェルター												
	プロパン置場基礎												
	ボイラー置場基礎												


階	室名	床	巾木	壁	天井	廻縁	天井高	備考
1	正面玄関	300角タイル貼り 長尺塩ビシート t=2 下地) 土間コンクリート金ゴテ押え	ビニル巾木 H=60	ビニルクロス貼り 下地) 石膏ボード t=12.5	化粧石膏ボード t=9.5	塩ビ製	2,650 2,600	靴箱 上框: ステンレス t=1.0
	従業員用玄関 及び通路	300角タイル貼り 長尺塩ビシート t=2 下地) 土間コンクリート金ゴテ押え	タイル巾木 ビニル巾木 H=60	ビニルクロス貼り 下地) 石膏ボード t=12.5	化粧石膏ボード t=9.5	塩ビ製	2,650 2,600	靴箱 上框: ステンレス t=1.0
	事務所 休憩室	長尺塩ビシート t=2 下地) 土間コンクリート金ゴテ押え	ビニル巾木 H=60	ビニルクロス貼り 下地) 石膏ボード t=12.5	化粧石膏ボード t=9.5	塩ビ製	2,600	流し台水切
	男子更衣室 女子更衣室	長尺塩ビシート t=2 下地) 土間コンクリート金ゴテ押え	ビニル巾木 H=60	ビニルクロス貼り 下地) 石膏ボード t=12.5	化粧石膏ボード t=9.5	塩ビ製	2,600	シャワーユニット (男) 壁補強 ロッカー
	男子便所 女子便所	100角磁器タイル貼り 下地) モルタル	タイル巾木	腰壁: 100角タイル張り H=1200 壁: ケイカル板 t=8.0 EP-G 一部カラー鋼板表し	ケイカル板 t=6.0 EP-G	塩ビ製	2,300	
	前室 資料庫	エポキシ樹脂塗り t=3.0 下地) 土間コンクリート金ゴテ押え	アルミR巾木 コーキング	断熱パネル表し (カラー鋼板) ケイカル板 t=8.0 EP-G (資料庫)	断熱パネル表し (カラー鋼板) ケイカル板 t=6.0 EP-G (資料庫)	塩ビ製	3,000	手洗い
	梱包室	エポキシ樹脂塗り t=3.0 下地) 土間コンクリート金ゴテ押え	アルミR巾木	断熱パネル表し (カラー鋼板) 一部ケイカル板 t=8.0 EP-G	ケイカル板 t=6.0 EP-G	塩ビ製	3,000	
	加熱・ もどし蒸室 殺菌X線室	エポキシ樹脂塗り t=3.0 下地) 土間コンクリート金ゴテ押え	アルミR巾木 コーキング	断熱パネル表し (カラー鋼板)	断熱パネル表し (カラー鋼板)	-	3,000	
	加工 乾燥室	エポキシ樹脂塗り t=3.0 下地) 土間コンクリート金ゴテ押え	アルミR巾木	断熱パネル表し (カラー鋼板)	断熱パネル表し (カラー鋼板)	-	3,000	手洗い
	分離うらごし 計量充填包装 ローラー室	エポキシ樹脂塗り t=3.0 下地) 土間コンクリート金ゴテ押え	アルミR巾木	断熱パネル表し (カラー鋼板)	断熱パネル表し (カラー鋼板)	-	3,000	
	サニタリー室	エポキシ樹脂塗り t=3.0 下地) 土間コンクリート金ゴテ押え	アルミR巾木	断熱パネル表し (カラー鋼板) 一部ケイカル板 t=8.0 EP-G	ケイカル板 t=6.0 EP-G	塩ビ製	3,000 2,950	
	冷凍庫 冷蔵庫	カラクリート仕上 下地) 土間コンクリート金ゴテ押え	モルタル巾木 H=300	断熱パネル表し (カラー鋼板)	断熱パネル表し (カラー鋼板)	-	3,000	
	機械室	土間コンクリート金ゴテ押え	モルタル巾木 H=100	ケイカル板 t=8.0	屋根表し	-	-	
	防火材料 認定番号	※ NM: 不燃材料 QM: 準不燃材料 石膏ボード t=9.5: QM-9828 石膏ボード t=12.5: NM-8619・8612 不燃積層石膏ボード t=9.5: NM-0441 無機繊維強化石膏ボード t=21: NM-8615 化粧石膏ボード (壁) t=9.5: QM-9824・9072 化粧石膏ボード (壁) t=12.5: NM-0128 化粧石膏ボード (天井) t=9.5: QM-0524・NM-1864 耐水石膏ボード t=9.5・12.5: QM-9826 耐水石膏ボード t=12.5: NM-9639 硬質石膏ボード t=12.5: NM-1908 強化石膏ボード t=12.5・15・21: NM-8615 ロックウール化粧吸音板 t=9: NM-8599 ケイ酸カルシウム板: NM-8578 化粧ケイ酸カルシウム板: NM-2183 ビニルクロス: QM-9414 不燃ビニルクロス: NM-9893		塗装略号	SOP: 合成樹脂調合ペイント塗り CL: グリヤルカ塗り NAD: アクリル樹脂系非水分散形塗料塗り DP: 耐候性塗料塗り EP-G: つや有り合成樹脂エポキシペイント塗り EP: 合成樹脂エポキシペイント塗り EP-T: 合成樹脂エポキシ模様塗料塗り UC: ウレタン樹脂ニス塗り LE: ラッカーエナル塗り OS: オイルステイン塗り WP: 木材保護塗料塗り FE: フェノール樹脂エナル塗り FUE: フェノール樹脂エナル塗り UE: ウレタン樹脂塗り	特記事項	1. 居室及び居室と相互に通気が確保される部分の内装仕上材 (塗料、接着材、張り付け家具・建具の面材を含む。)は、F☆☆☆☆認定材料を使用のこと。 2. 天井点検口は7桁製450角とする。 3. ビニルクロスはAAランクを基本とする。	

訂正	月 日	内 容			 製造元：株式会社フリーザーシステム 設計元：株式会社フリーザーシステム 一級建築士事務所 一級建築士登録 第262611号 稲永恵吾	お客様承認印	製造担当者	設計担当者	営業担当者	確定年月日	工事名称 みらい（農産連携有観責任事業組合向け 五島市農産加工施設整備事業（HACCP対応）	請番				
										29.10.07						
										縮尺				図面名称 設計概要・室内仕上表	図番	A-02
										N・S(A3)						

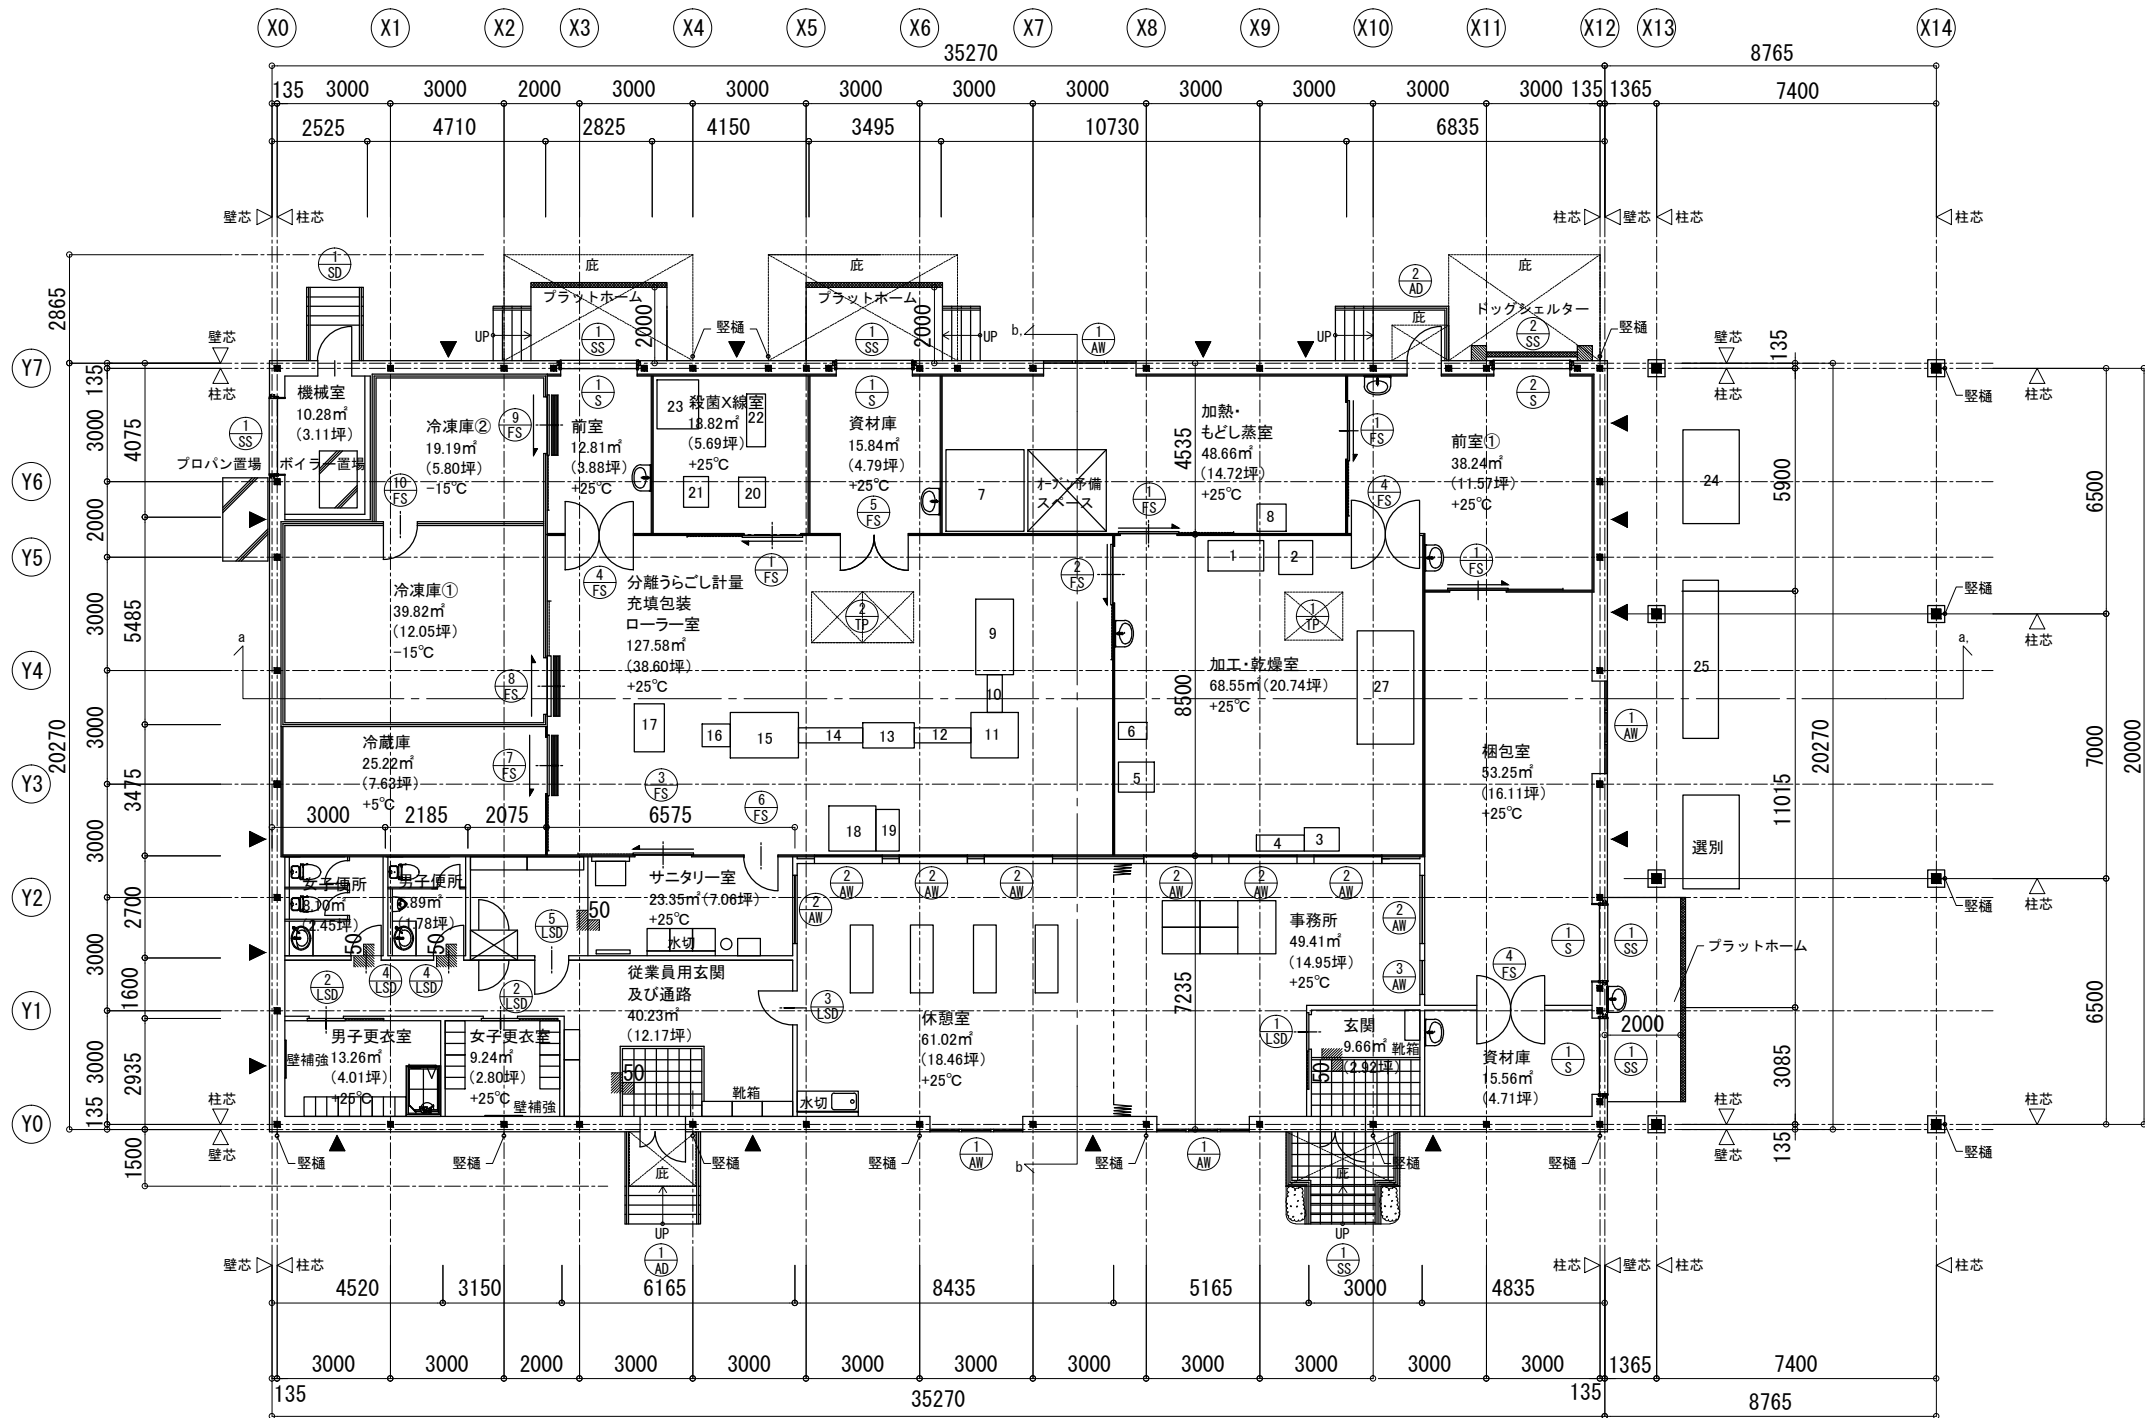


平面図 S=1:200 注) IFL=設計GL+900
▲ プレース位置を示す


訂正	月 日	内 容	 製造元：株式会社フリーザーシステム 設計元：株式会社フリーザーシステム 一級建築士事務所 一級建築士登録 第262611号 稲永恵吾	お客様承認印	製造担当者	設計担当者	営業担当者	確定年月日	工事名称	請番			
										29.10.07	みから(食品運搬冷蔵倉庫建築設計 五島市農業加工施設整備事業(HACCP対応))		／
										縮尺	図面名称	図番	A-03
										S=1:200 (A3)	1階平面図		／

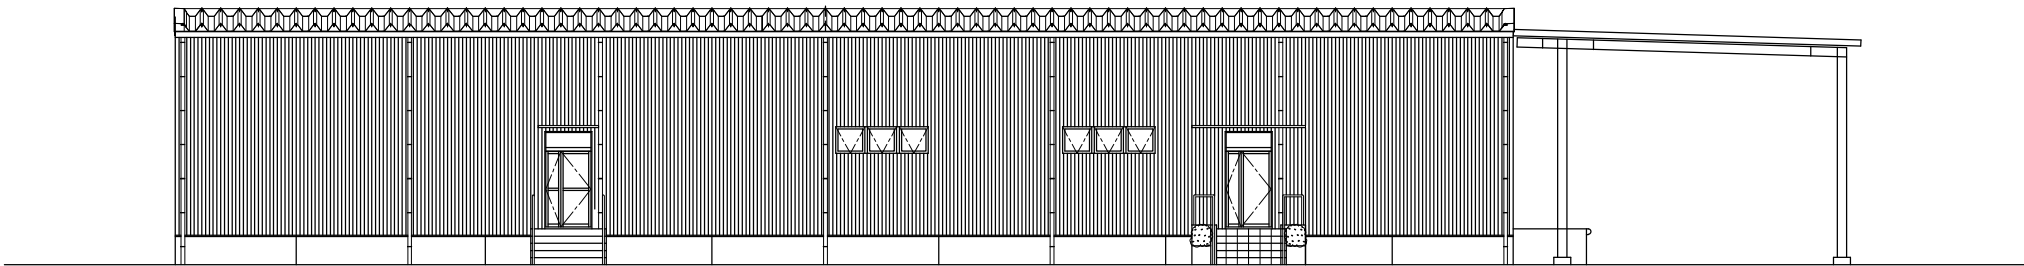

Y0 立面図 S=1:200

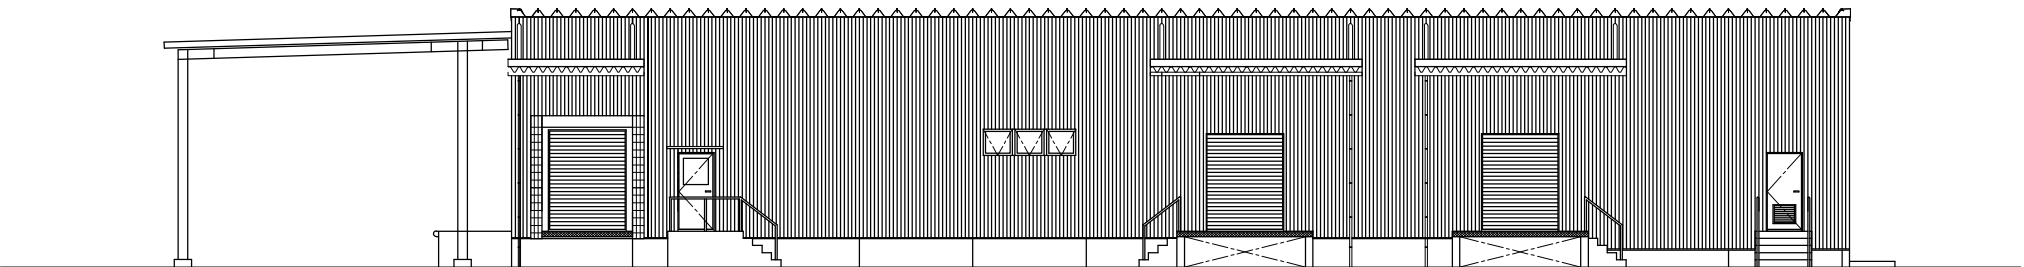


Y7 立面図 S=1:200

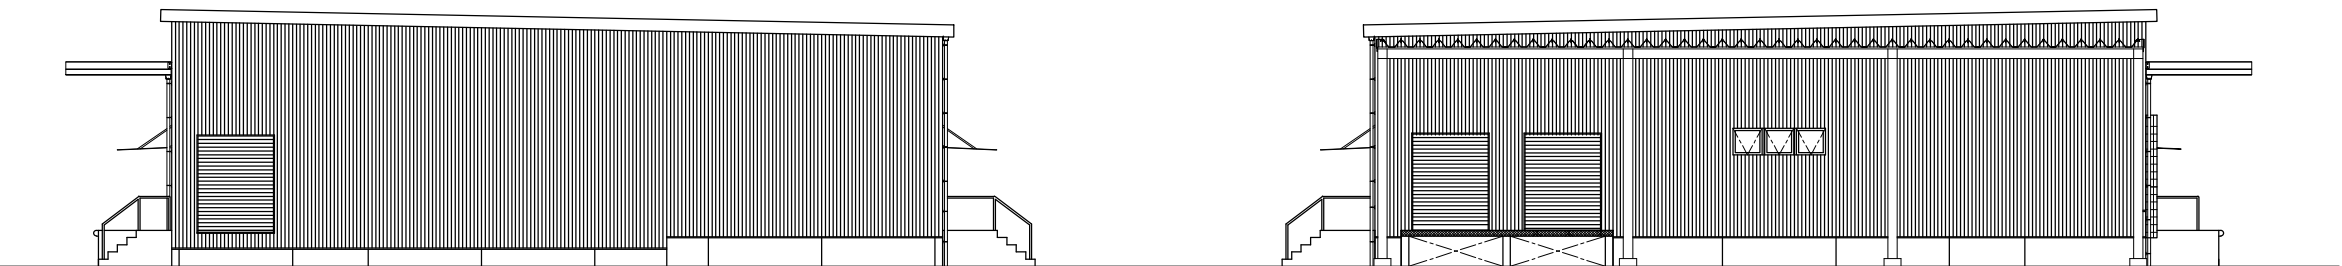


X0 立面図 S=1:200

X14 立面図 S=1:200

訂正	月 日	内 容			 製造元：株式会社フリーザーシステム 設計元：株式会社フリーザーシステム 一級建築士事務所 一級建築士登録 第262611号 稲永恵吾	お客様承認印	製造担当者	設計担当者	営業担当者	確定年月日	工事名称	みから(島根県橋本町)農業振興センター(400㎡)	請番		／
										29.10.07					
										縮尺	図面名称	立面図	図番	A-04	／
										S=1:200 (A3)					

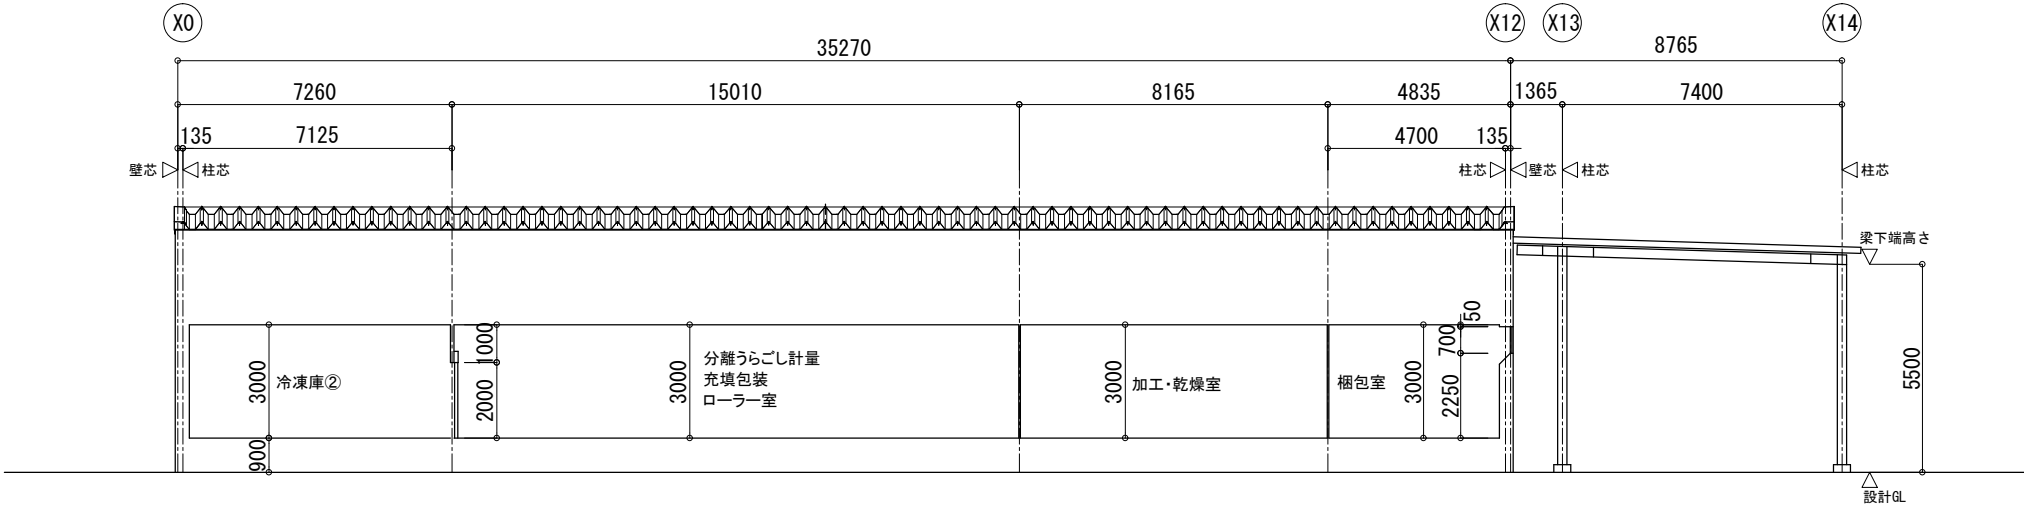

a-a, 断面図 S=1:200

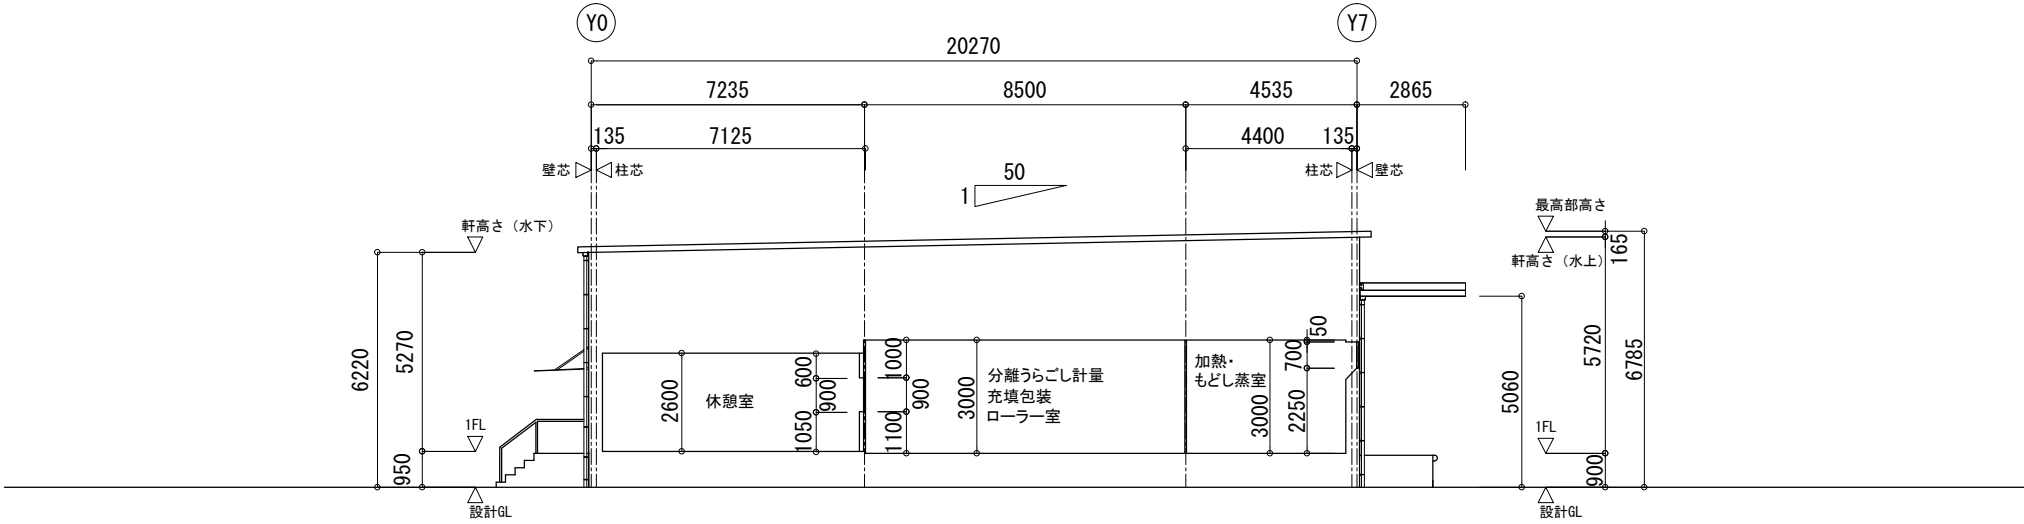


b-b, 立面図 S=1:200

訂正	月 日	内 容			 製造元：株式会社フリーザーシステム 設計元：株式会社フリーザーシステム 一級建築士事務所 一級建築士登録 第262611号 稲永恵吾	お客様承認印	製造担当者	設計担当者	営業担当者	確定年月日	工事名称	みから(島根建設有価証券発行) 五島市農業加工施設整備事業(HACCP対応)	請番		／
										29.10.07	図面名称	断面図	図番	A-05	／
										縮尺					
										S=1:200 (A3)					

姿図	①SS ランマFiX付親子扉	1ヶ所	①AD ランマFiX付親子扉	1ヶ所	②AD 片開き扉	1ヶ所	①AW 外倒し排煙窓	4ヶ所	①TP 排煙型ドーム	1ヶ所					
	位置	玄関	従業員用玄関	全室①	加熱・もどし蒸室、梱包室、事務所、休憩室	加工・乾燥室									
	材質	ステンレスサッシ	アルミサッシ	アルミサッシ	アルミサッシ	アルミ									
	見込み	70	70	70	70										
	ガラス	強化ガラス（下部t5） 透明ガラス（ランマt3）	強化ガラス（下部t5） 透明ガラス（ランマt3）	型板ガラス（t4）	アルミパネル（t3）	ポリカーボネート									
	金物	付属金物一式	付属金物一式	付属金物一式	付属金物一式	付属金物一式									
	備考	電子錠（電池式）LAタイプ	電子錠（電池式）LAタイプ	電子錠（電池式）LAタイプ	オペレータH=1500	オペレータH=1500 LHL-1300（カマクラ）									
	記号 数量	②TP 排煙型ドーム	1ヶ所	①SD 片開き扉	1ヶ所	①SS 軽量バランスシャッター	5ヶ所	②SS 軽量バランスシャッター	1ヶ所						
	姿図														
位置		分離うろこ計量充填包装ローラー室	機械室	ボイラー室、前室、資材庫、梱包室	前室①										
材質		アルミ	スチール（SOP）	焼付鋼板（スラッドt0.5）	焼付鋼板（スラッドt0.5）										
見込み			100												
ガラス		ポリカーボネート													
金物		付属金物一式	付属金物一式	付属金物一式	付属金物一式										
備考		オペレータH=1500 LHL-13002（カマクラ）	ガラリ	ウオーターキー付	ドッグシエルター付										
記号 数量		①LSD 片引きハンガー扉	1ヶ所	②LSD 片引きハンガー扉	2ヶ所	③LSD 片開き扉	1ヶ所	④LSD 片開き扉	2ヶ所	⑤LSD 片開き扉	1ヶ所				
姿図															
		位置	事務所	男子更衣室、女子更衣室	休憩室	男子便所、女子便所	サニタリー室								
	材質	焼付け塗装	焼付け塗装	焼付け塗装	焼付け塗装	焼付け塗装									
	見込み	70	70	70	70	70									
	ガラス	型板t4（150×700）		型板t4（150×700）		型板t4（500×700）									
	金物	付属金物一式	付属金物一式	付属金物一式	付属金物一式	付属金物一式									
	備考	ガラリ（150×600）		ガラリ（150×600）	ガラリ（450×300）										
	訂正	月 日		月 日		お客様承認印	製造担当者	設計担当者	営業担当者	年月日	名称	みみらく農産連携有限責任事業組合様向け 五島市農産加工施設整備事業（HACCP対応）	請番		/
										29.10.07	縮尺	S=1:50 （A3）	図番	A-06	/
											建具表 1				
製造元：株式会社フリーザーシステム 設計元：株式会社フリーザーシステム 一級建築士事務所 一級建築士登録 第262611号 稲永恵吾															

[illegible]

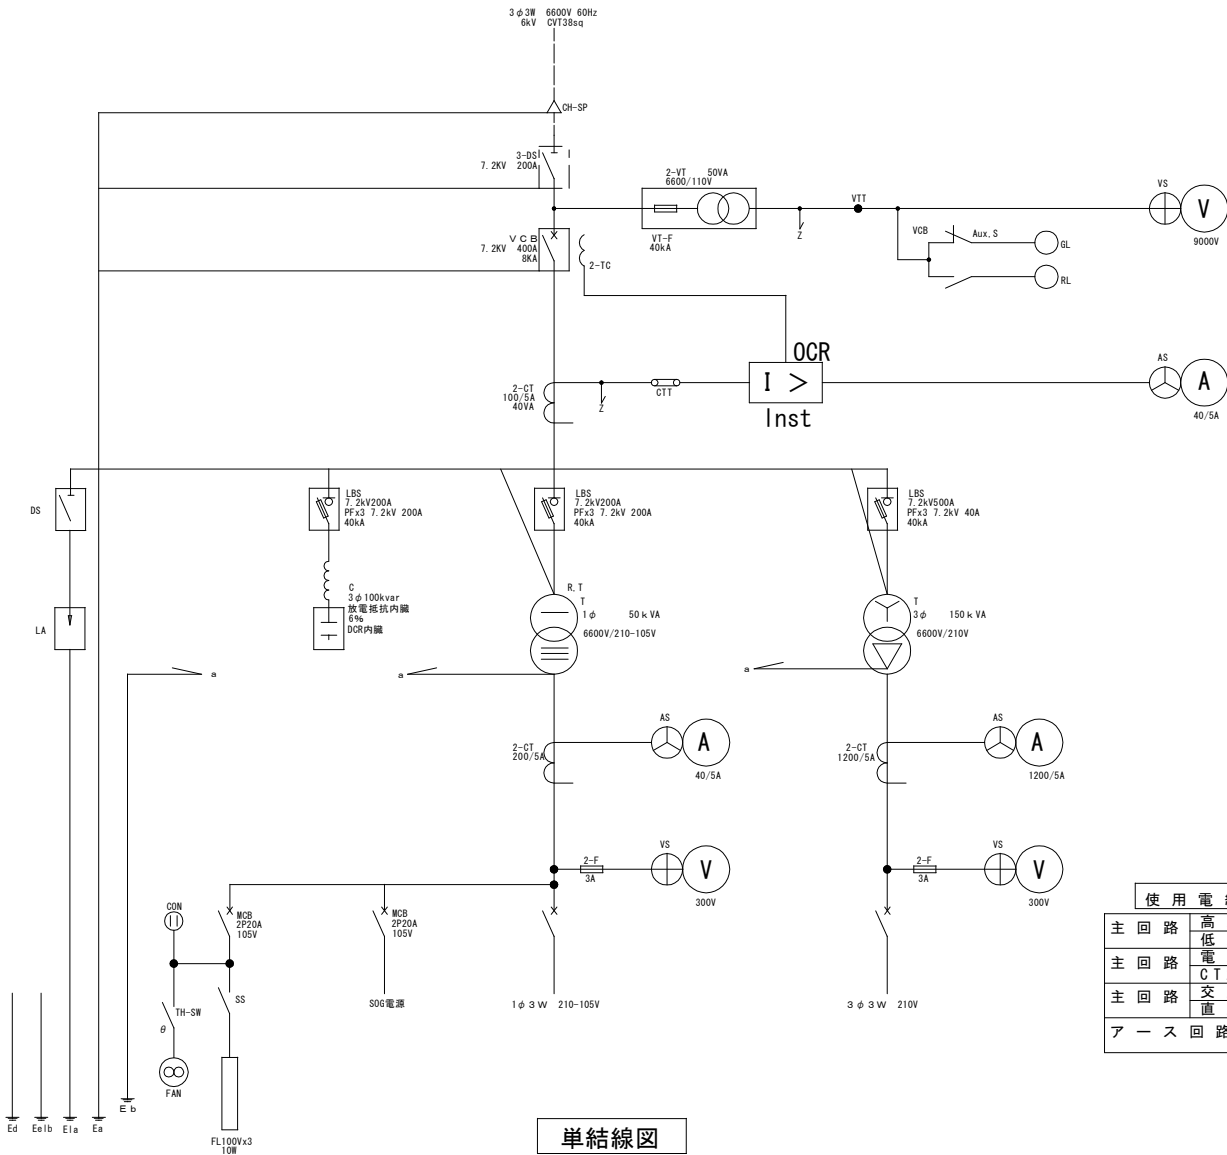



使用電線		
主回路	高圧回路	6600V KIP電線
	低圧回路	600V HIV電線
主回路	電圧回路	600V IV電線 2sq
	CT2次回路	600V IV電線 2sq
主回路	交流回路	600V IV電線 1.25sq
	直流回路	600V IV電線 1.25sq
アース回路		600V IV電線

キュービクル


低圧電灯・動力盤

1φ3W		
容量 (KW)	負荷名称	回路番号
30.4	L-1	
14.25	L-2	
	S P	
	S P	
	S P	
	S P	

3φ3W		
容量 (KW)	負荷名称	回路番号
	M-1	
40.1	M-2	
21.82	M-3	
25.14	M-4	
38.4	M-5	
	S P	
	S P	

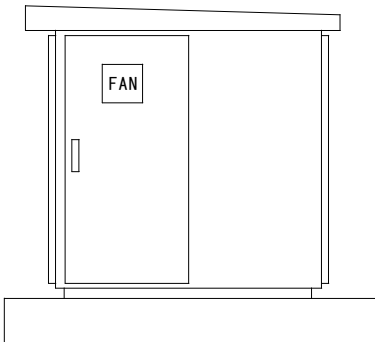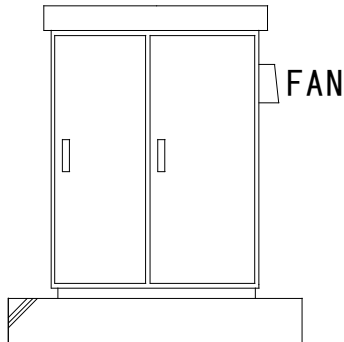


鋼板厚さ 2.3t

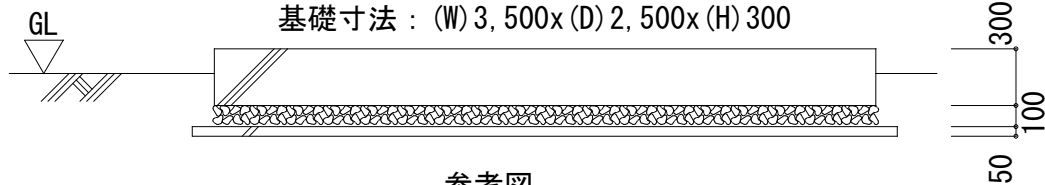

参考図


訂正	月 日	内 容			製造元：株式会社フリーザーシステム 設計元：株式会社フリーザーシステム 一級建築士事務所 一級建築士登録 第262611号 稲永恵吾	お客様承認印	製造担当者	設計担当者	営業担当者	確定年月日	工事名称	みみら（倉庫建設費削減促進事業補助金 玉島市農産加工施設整備事業（HACCP対応）	請番		／
											縮尺				
											図面名称				
											高圧受変電設備 単線結線図	図番		E-02	

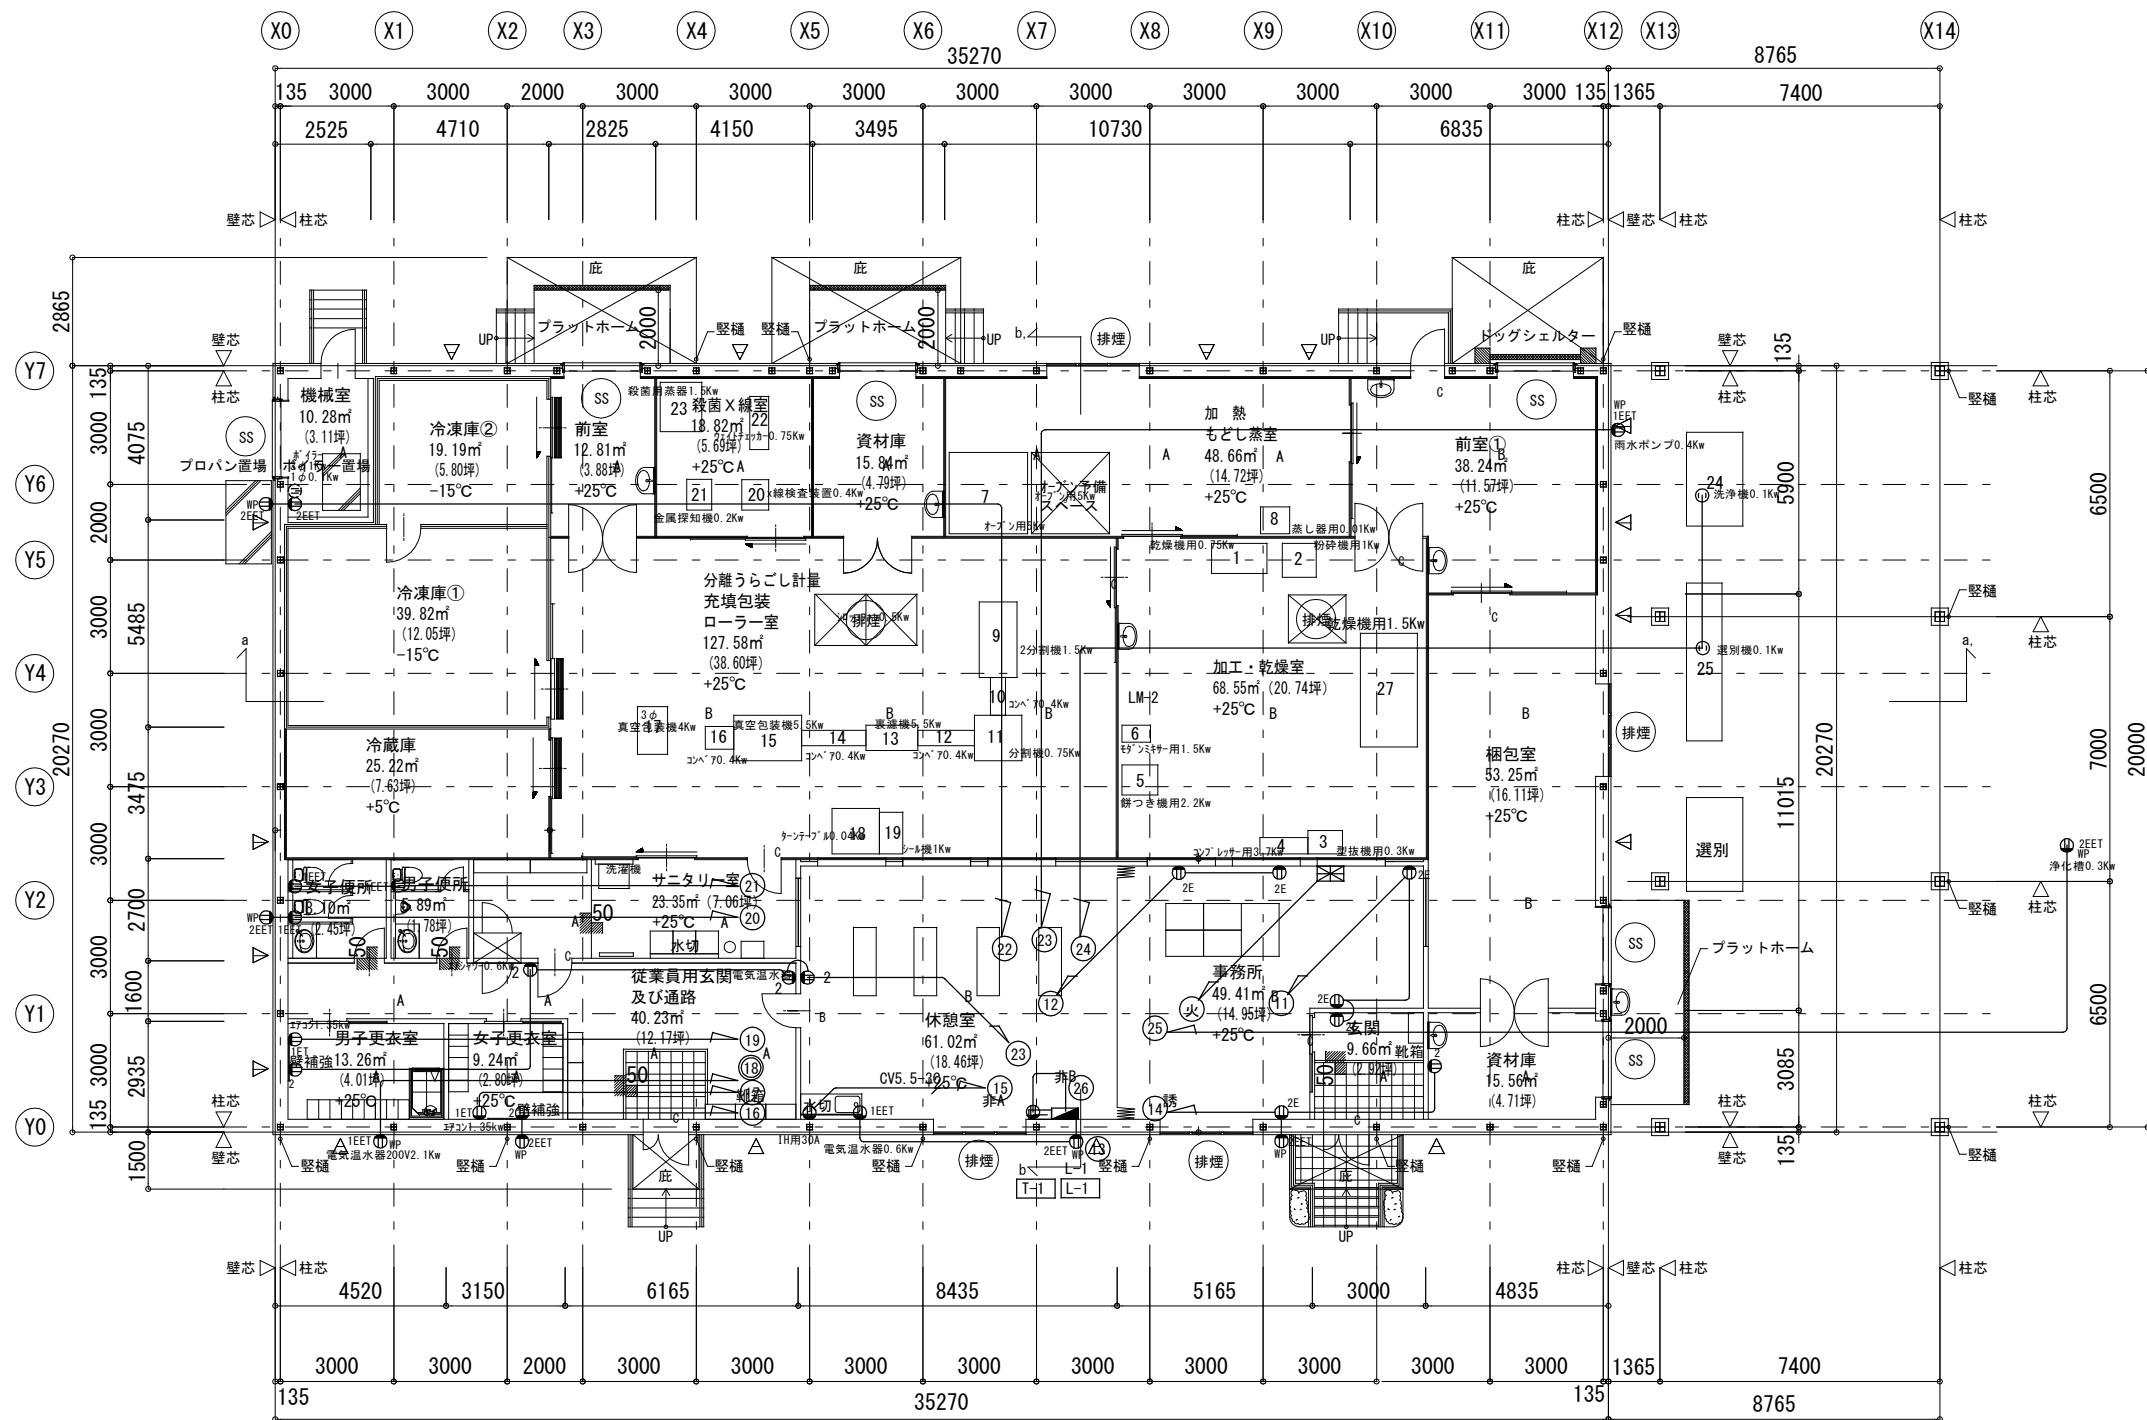


平面図 S=1:200

注) 1FL=設計GL+900
△ プレース位置を示す

訂正	月 日	内 容	製造元：株式会社フリーザーシステム 設計元：株式会社フリーザーシステム 一級建築士事務所 一級建築士登録 第262611号 稲永恵吾	お客様承認印	製造担当者	設計担当者	営業担当者	確定年月日	工事名称 みみん(製造連携有)責任事業組合向け 五島市農産加工施設整備事業(H40CP附)	請番	図番 E-04	
								縮尺 S=1/200(A3)	図面名称 コンセント設備図	図番		

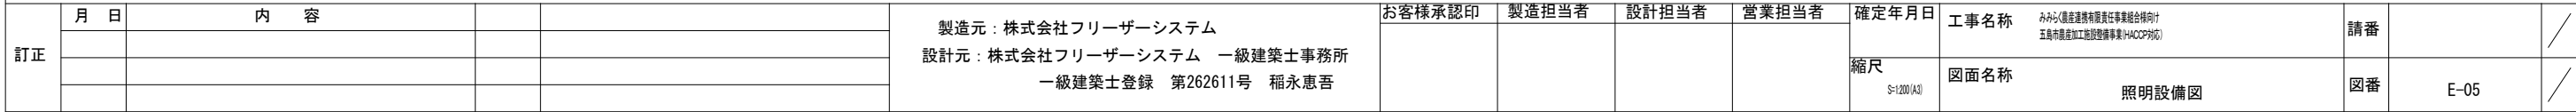


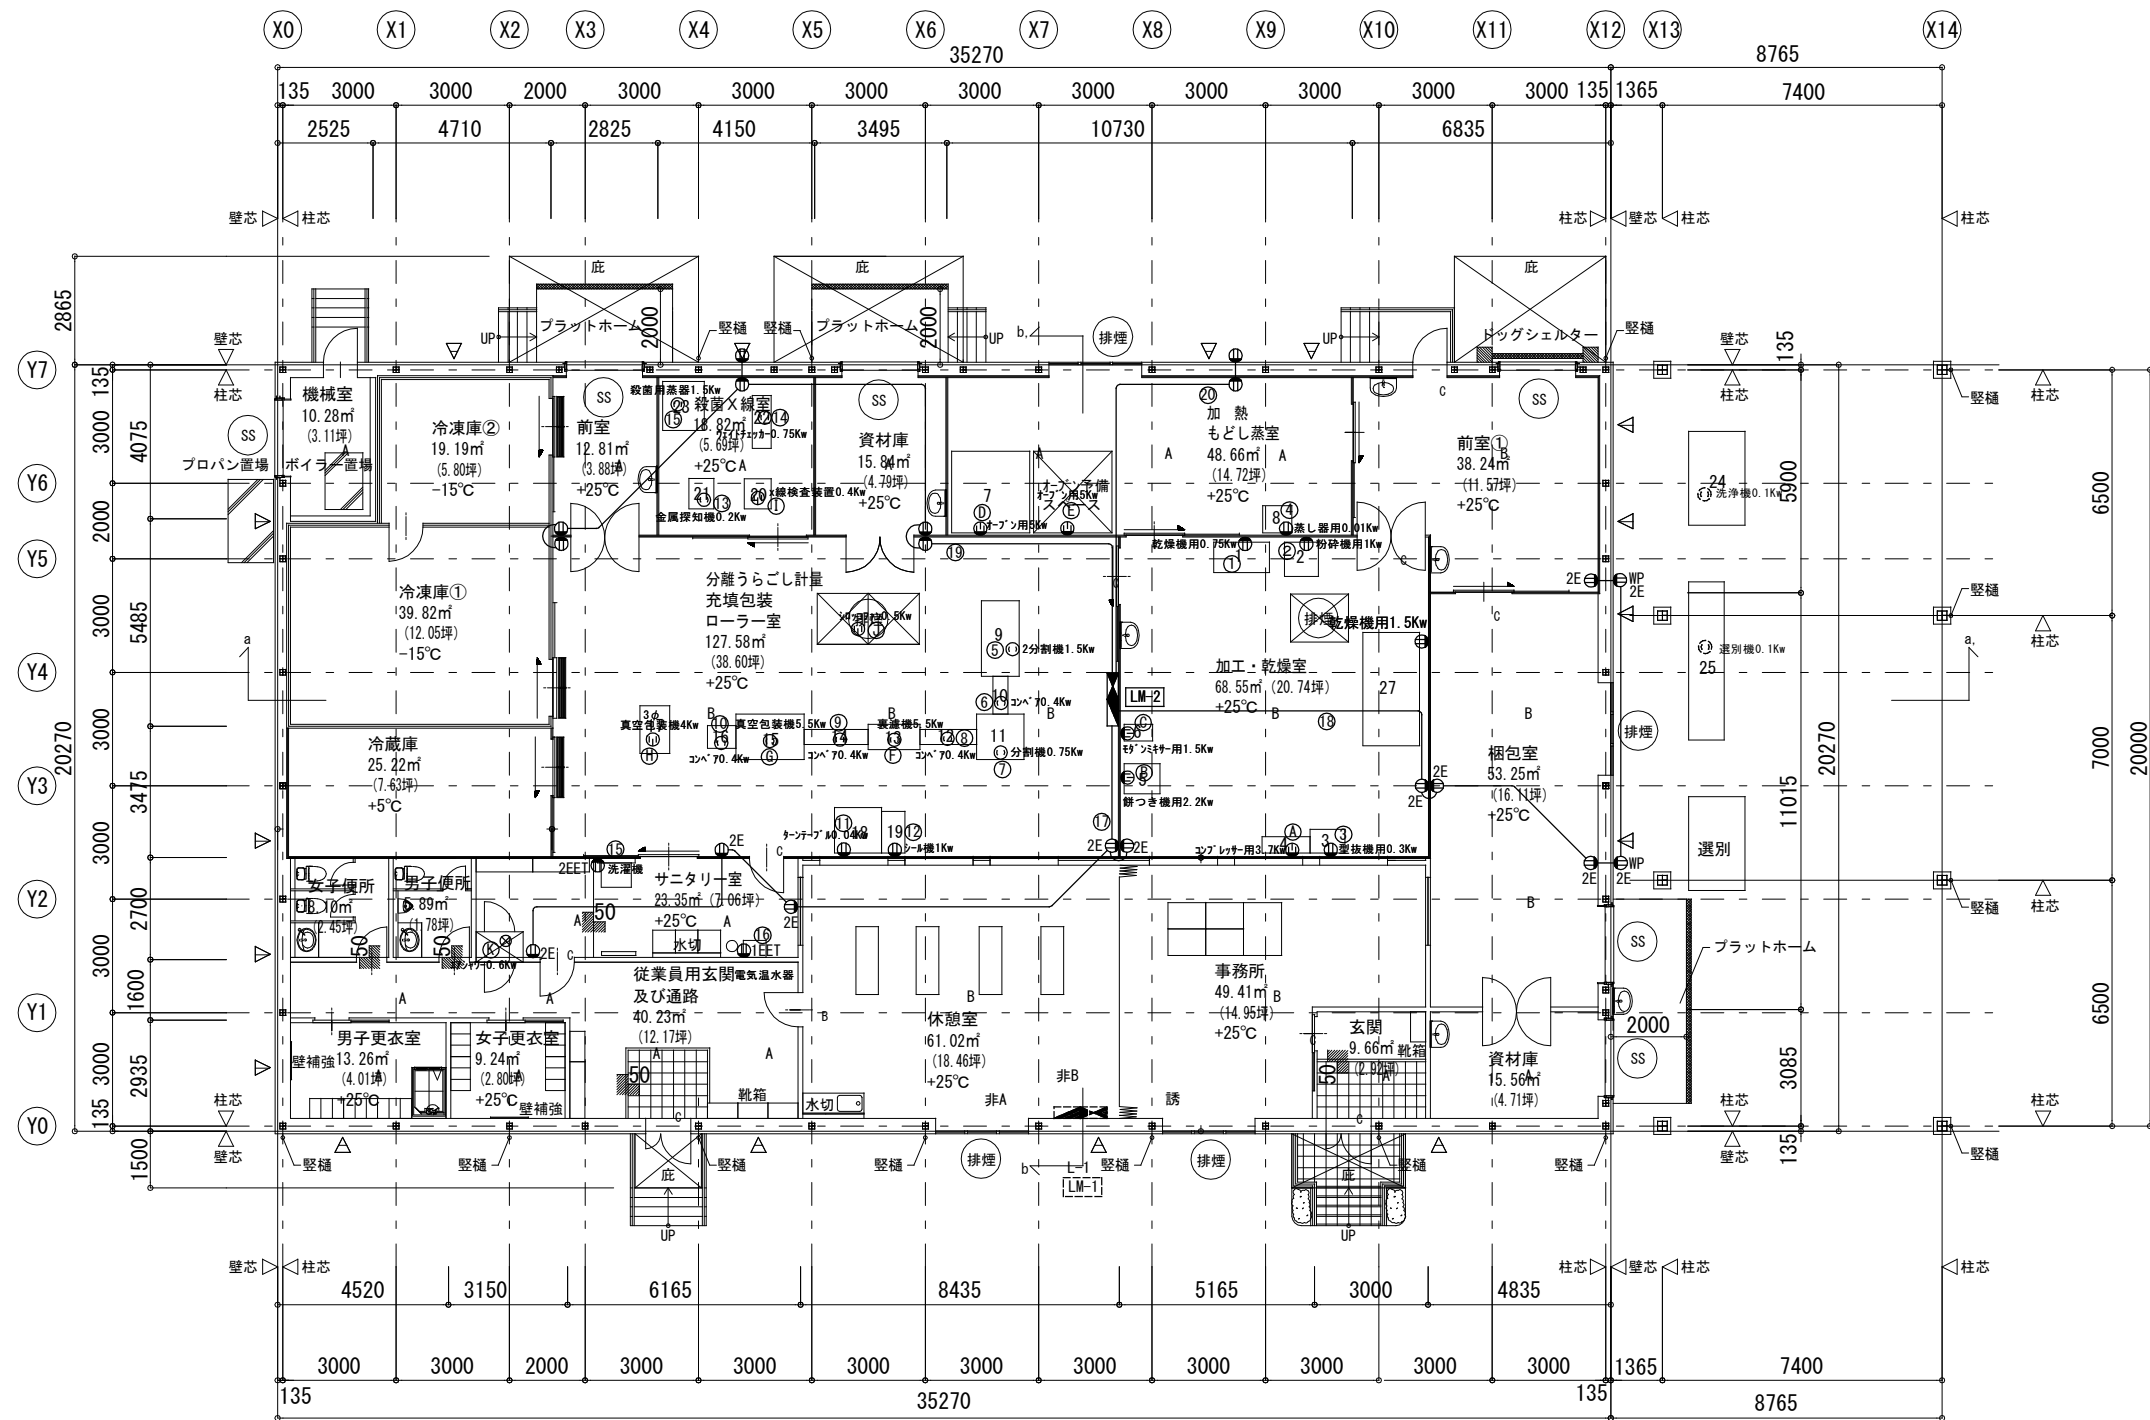


平面図 S=1:200 注) 1FL=設計GL+900
△ プレース位置を示す


訂正	月 日	内 容	製造元：株式会社フリーザーシステム 設計元：株式会社フリーザーシステム 一級建築士事務所 一級建築士登録 第262611号 稲永恵吾			お客様承認印	製造担当者	設計担当者	営業担当者	確定年月日	工事名称	みから(農産物加工施設整備事業)計画 五島市農産物加工施設整備事業(ACCOP対応)	請番		／
											図面名称	生産機器用電源設備図	図番	E-06	
											縮尺	S=1/200(A)			

 電燈分電盤









雪灯公雪般

 

 


訂正	月 日	内 容	製造元：株式会社フリーザーシステム 設計元：株式会社フリーザーシステム 一級建築士事務所 一級建築士登録 第262611号 稲永恵吾	お客様承認印	製造担当者	設計担当者	営業担当者	確定年月日	工事名称	みずく（居住環境有価資産事業組合向け 五島市農産加工施設整備事業（HACCP対応）	請番	／					
													縮尺	図面名称	図番	E-07	／
													S=1/200 (M)	分電盤図			

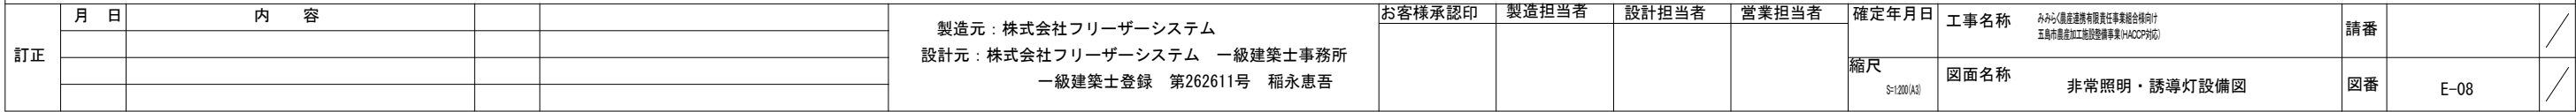

 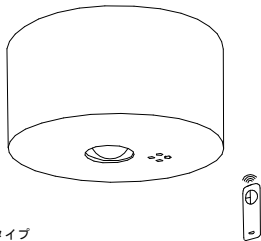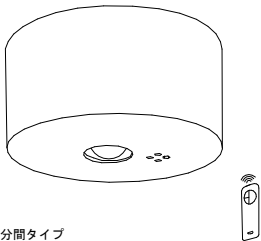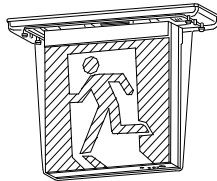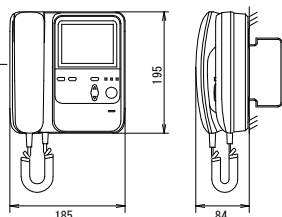●_A	LED 非常照明	●_B	LED 非常照明																																																								
 直付低天井・小空間用（～3m）、30分間タイプ LED内蔵、非常時・非常灯用LED点灯／常時消灯 電圧：100～242V、蓄電池：ニッケル水素電池 非常灯評定番号：D-LEALH-40 レンズ：ガラス、カバー：銅板、クールホワイトつや消し仕上 点検スイッチ付、自己点検スイッチ付 充電モニタ（緑）付、リモコン：FSK90910K（別売） パナソニック NNFB90005 保守率：0.92KO143779 <table><tr><td colspan="2">器具取付高さ</td><td>2.1m</td><td>2.4m</td><td>2.6m</td><td>3.0m</td></tr><tr><td>単体配置</td><td>A1</td><td>3.8</td><td>4.0</td><td>4.0</td><td>2.8</td></tr><tr><td>直線配置</td><td>A2</td><td>8.5</td><td>9.4</td><td>9.9</td><td>10.1</td></tr><tr><td>四角配置</td><td>A4</td><td>6.9</td><td>7.6</td><td>8.1</td><td>8.9</td></tr></table>		器具取付高さ		2.1m	2.4m	2.6m	3.0m	単体配置	A1	3.8	4.0	4.0	2.8	直線配置	A2	8.5	9.4	9.9	10.1	四角配置	A4	6.9	7.6	8.1	8.9	 直付低天井・小空間用（～3m）、30分間タイプ LED内蔵、非常時・非常灯用LED点灯／常時消灯 電圧：100～242V、蓄電池：ニッケル水素電池 非常灯評定番号：D-LEALH-41 レンズ：ガラス、カバー：銅板、クールホワイトつや消し仕上 点検スイッチ付、自己点検スイッチ付 充電モニタ（緑）付、リモコン：FSK90910K（別売） パナソニック NNFB91005 保守率：0.92KO143780 <table><tr><td colspan="2">器具取付高さ</td><td>2.1m</td><td>2.4m</td><td>2.6m</td><td>3.0m</td><td>4.0m</td></tr><tr><td>単体配置</td><td>A1</td><td>4.2</td><td>4.6</td><td>4.7</td><td>4.9</td><td>3.3</td></tr><tr><td>直線配置</td><td>A2</td><td>9.3</td><td>10.2</td><td>10.8</td><td>11.9</td><td>12.9</td></tr><tr><td>四角配置</td><td>A4</td><td>7.4</td><td>8.2</td><td>8.7</td><td>9.6</td><td>11.7</td></tr></table>		器具取付高さ		2.1m	2.4m	2.6m	3.0m	4.0m	単体配置	A1	4.2	4.6	4.7	4.9	3.3	直線配置	A2	9.3	10.2	10.8	11.9	12.9	四角配置	A4	7.4	8.2	8.7	9.6	11.7				
器具取付高さ		2.1m	2.4m	2.6m	3.0m																																																						
単体配置	A1	3.8	4.0	4.0	2.8																																																						
直線配置	A2	8.5	9.4	9.9	10.1																																																						
四角配置	A4	6.9	7.6	8.1	8.9																																																						
器具取付高さ		2.1m	2.4m	2.6m	3.0m	4.0m																																																					
単体配置	A1	4.2	4.6	4.7	4.9	3.3																																																					
直線配置	A2	9.3	10.2	10.8	11.9	12.9																																																					
四角配置	A4	7.4	8.2	8.7	9.6	11.7																																																					
●_C	LED C級・BL形 避難口誘導灯片面型	① ①	ドアホン インターホン親機																																																								
 LED誘導灯コンパクトスクエア C級・BL形 片面型 天井直付型 一般型（20分間） ニッケル水素蓄電池 リモコン自己点検機能付 型式認定番号：1AS1111-3400 パナソニック FW21317LE1+FK10000		玄関 ①カメラ付玄関子機  事務所 ②TVモニター付親機  KB-DAR <table><tr><td>電源電圧</td><td>DC22V (モニター親機から供給)</td></tr><tr><td>形 状</td><td>壁取付型 (JIS2専用スイッチボックス)</td></tr><tr><td>材 質</td><td>本体:自己消火性樹脂</td></tr><tr><td>カメラ</td><td>1/4型カラーCCD</td></tr><tr><td>通話方式</td><td>拡声同時通話</td></tr></table> KBS-3ARD-T <table><tr><td>電源電圧</td><td>AC100V 50/60Hz</td></tr><tr><td>形 状</td><td>壁取付型 (JIS2専用スイッチボックス)</td></tr><tr><td>材 質</td><td>本体:自己消火性樹脂</td></tr><tr><td>通話方式</td><td>電話型同時通話 (内線応答時、拡声同時通話)</td></tr><tr><td>モニター</td><td>4型TFTカラー液晶</td></tr></table>		電源電圧	DC22V (モニター親機から供給)	形 状	壁取付型 (JIS2専用スイッチボックス)	材 質	本体:自己消火性樹脂	カメラ	1/4型カラーCCD	通話方式	拡声同時通話	電源電圧	AC100V 50/60Hz	形 状	壁取付型 (JIS2専用スイッチボックス)	材 質	本体:自己消火性樹脂	通話方式	電話型同時通話 (内線応答時、拡声同時通話)	モニター	4型TFTカラー液晶																																				
電源電圧	DC22V (モニター親機から供給)																																																										
形 状	壁取付型 (JIS2専用スイッチボックス)																																																										
材 質	本体:自己消火性樹脂																																																										
カメラ	1/4型カラーCCD																																																										
通話方式	拡声同時通話																																																										
電源電圧	AC100V 50/60Hz																																																										
形 状	壁取付型 (JIS2専用スイッチボックス)																																																										
材 質	本体:自己消火性樹脂																																																										
通話方式	電話型同時通話 (内線応答時、拡声同時通話)																																																										
モニター	4型TFTカラー液晶																																																										

訂正	月 日	内 容			製造元：株式会社フリーザーシステム 設計元：株式会社フリーザーシステム 一級建築士事務所 一級建築士登録 第262611号 稲永恵吾	お客様承認印	製造担当者	設計担当者	営業担当者	確定年月日	工事名称	みみらく（建築避難誘導設備等事業組合向け 五島市建設加工施設整備事業（HACCP対応）	請番		／
										縮尺 54/200 (A3)	図面名称	姿図	図番	E-09	／

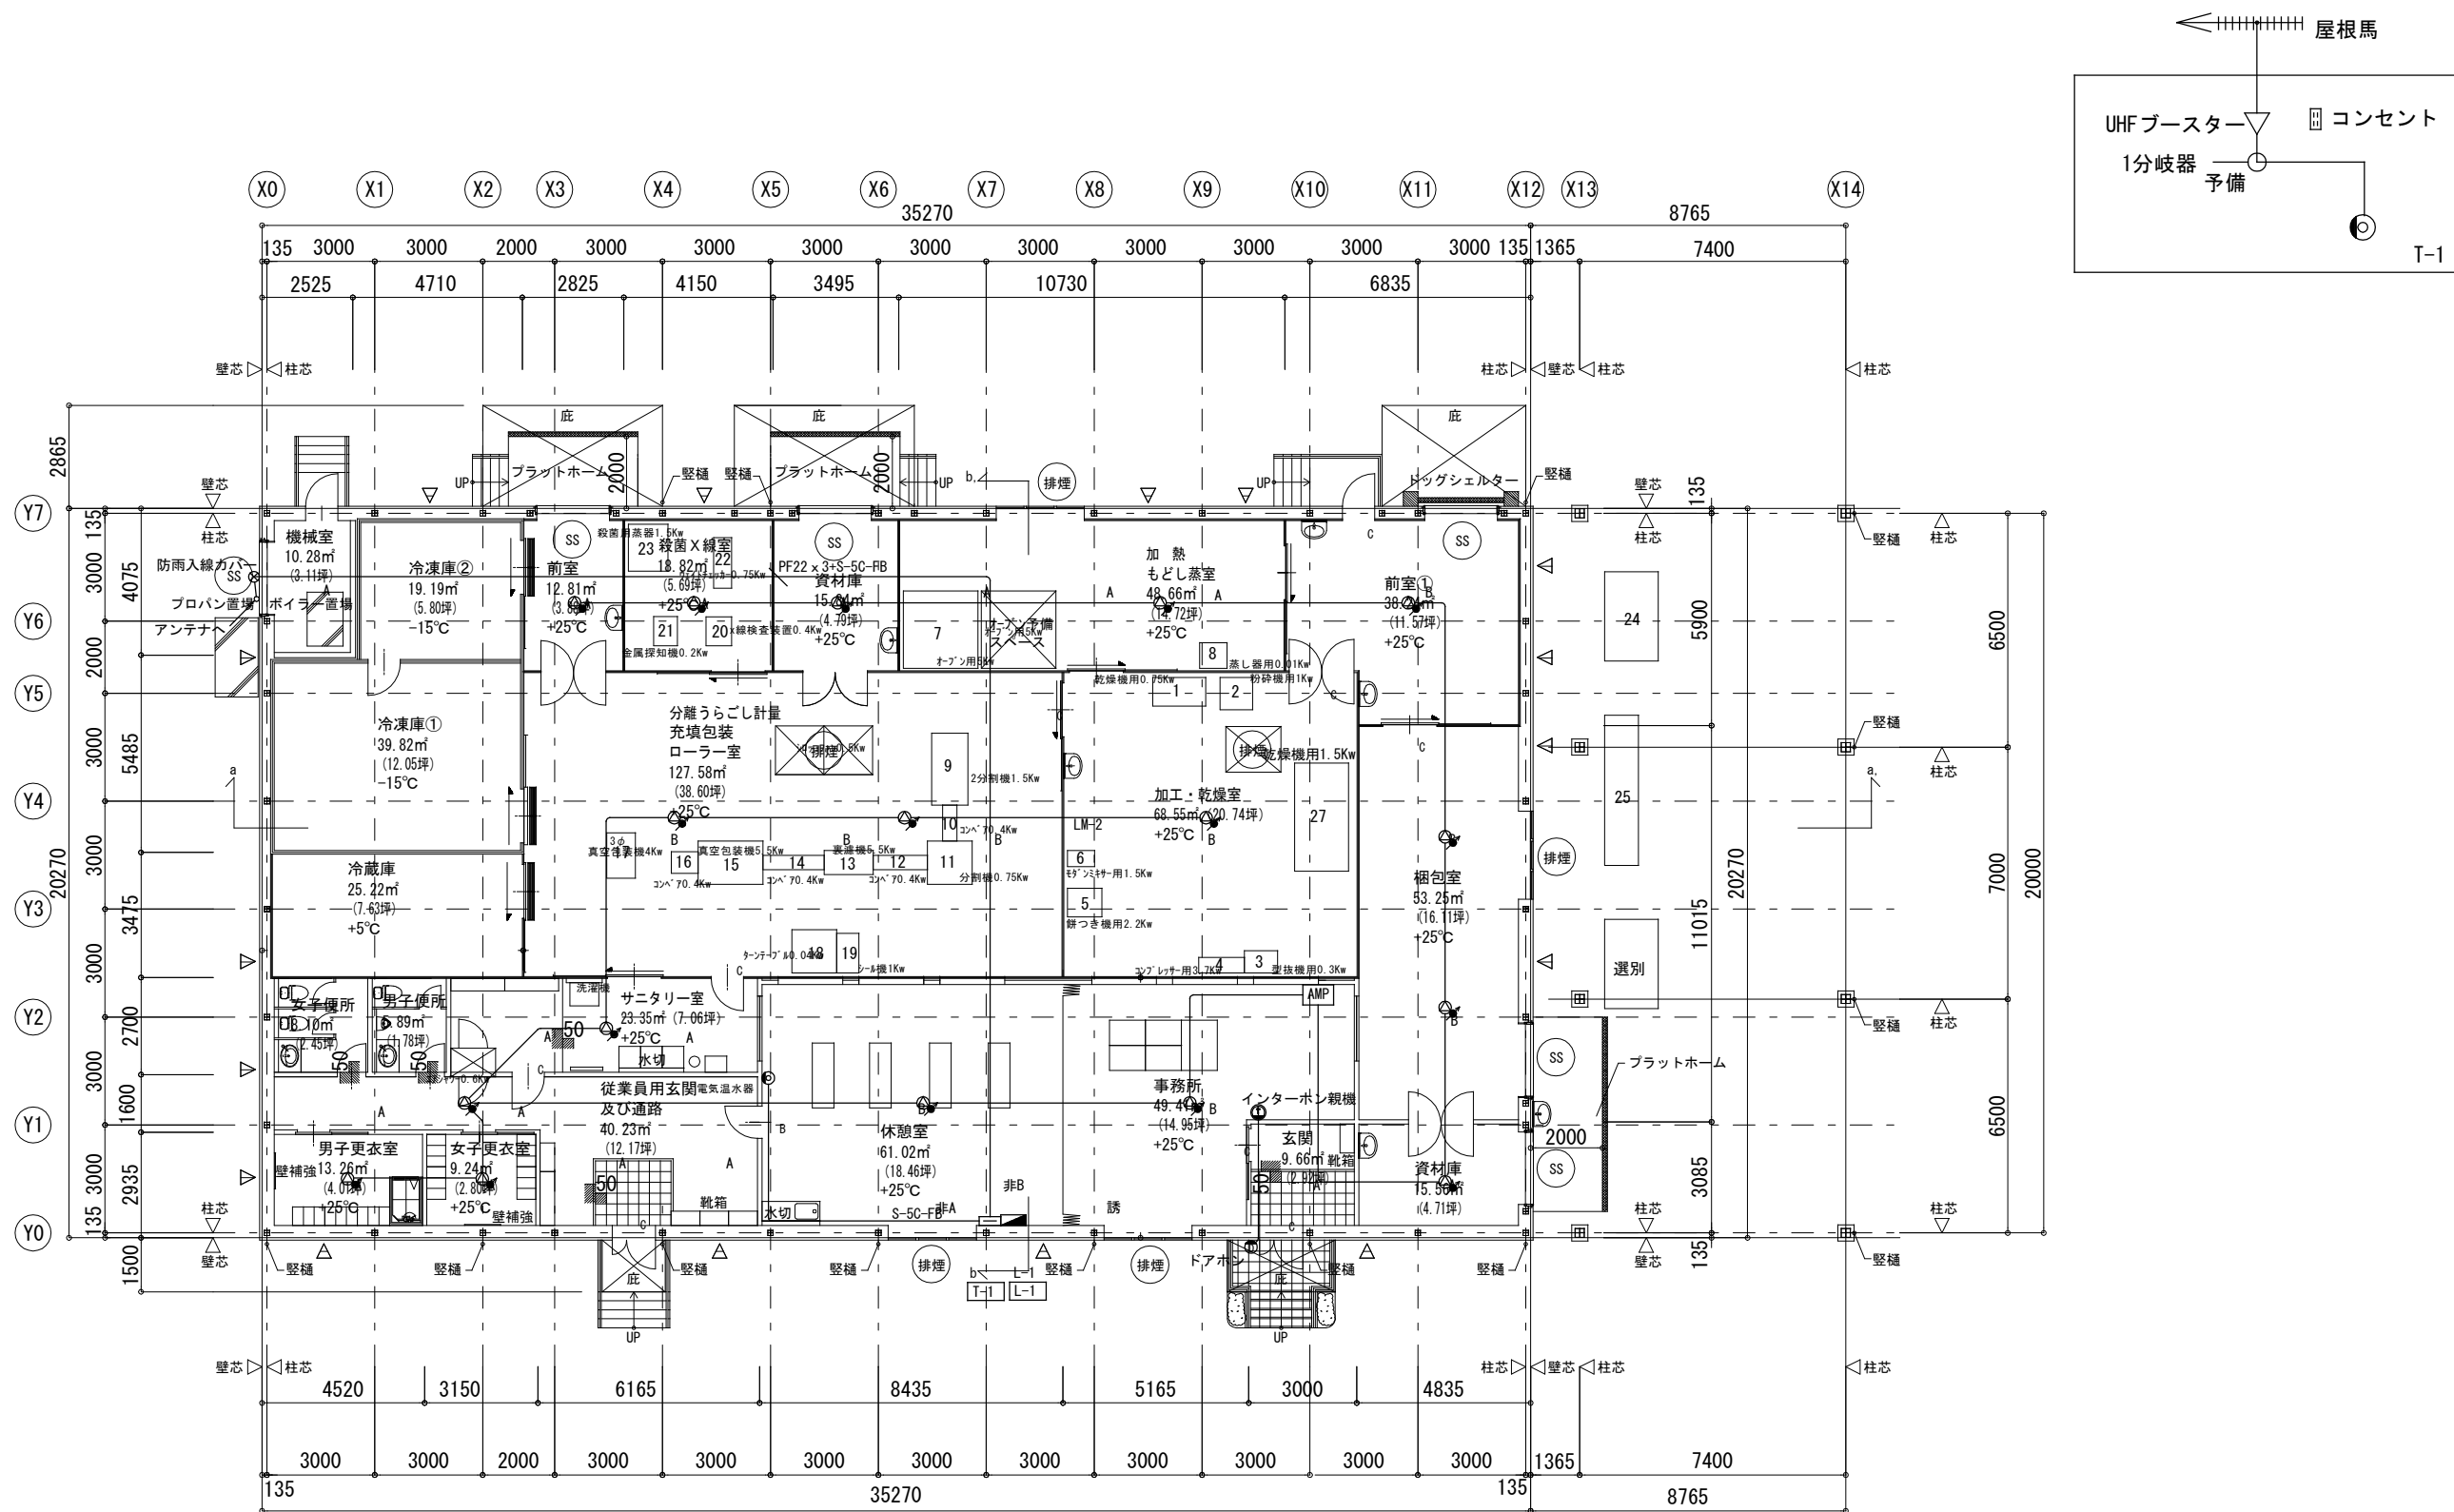


平面図 S=1:200 注) 1FL=設計GL+900
△ プレース位置を示す

訂正	月 日	内 容	製造元：株式会社フリーザーシステム 設計元：株式会社フリーザーシステム 一級建築士事務所 一級建築士登録 第262611号 稲永恵吾				お客様承認印	製造担当者	設計担当者	営業担当者	確定年月日	工事名称	みらいく建設通算有償責任事業組合向け 五箇市農産加工施設整備事業（HACCAP対応）	請番	／
											縮尺	図面名称	弱电設備図	図番	
											S=1200(A)			E-10	


記 号	名 称	摘 要
	受信機	P型1級10回線 中継器用電源組込
	総合盤 (ⓅⓄⓈ内蔵)	埋込型 P型1級
Ⓟ	発信機	P型1級
Ⓞ	表示灯	
Ⓢ	ベル	
ⓈⒶ	ベル	防雨型
	温度センサー	別途工事
	戸外点検中継器	遠隔試験用
⊖	差動式スポット型感知器	2種
⊖ _W	差動式スポット型感知器	2種 防水型
Ⓢ	定温式スポット型感知器	1種 防水型
ⓈⓄ	定温式スポット型感知器	特種 防水型
	光電式スポット型感知器	2種
	光電式スポット型感知器	2種 DC12V遠隔試験機能付 (天井裏)
Ω	終端抵抗	
	専用終端器	住戸用感知器用及び戸外点検用
	配管配線	
	配管配線	(天井裏)
	警戒区域番号	
	警戒区域番号	(天井裏)
特記無き配線配管は下記とする。  AE1. 2-1P (16)  AE1. 2-2P (16)  HP1. 2-2C		

凡例

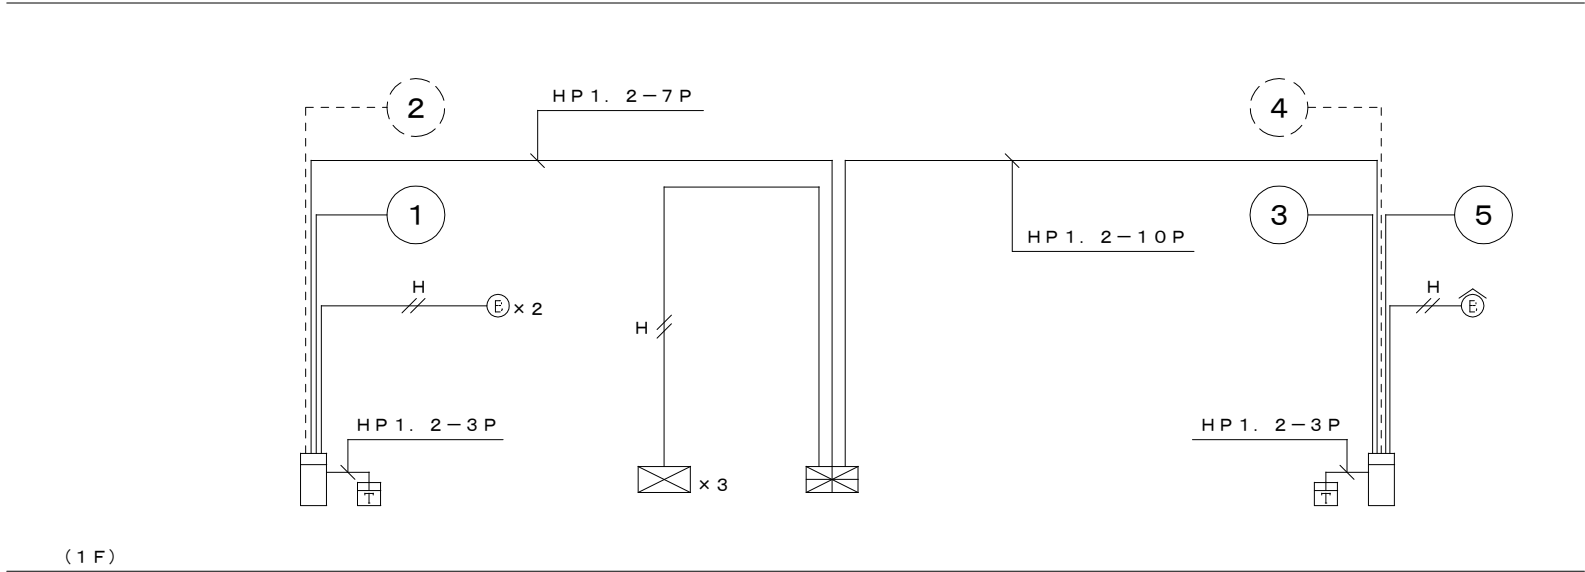

系統図

訂正	月 日	内 容			製造元：株式会社フリーザーシステム 設計元：株式会社フリーザーシステム 一級建築士事務所 一級建築士登録 第262611号 稲永恵吾	お客様承認印	製造担当者	設計担当者	営業担当者	確定年月日	工事名称	みみらく（倉庫・店舗・倉庫等） 五島市建設加工施設整備事業（HACCP対応）	請番		/
						縮尺				S=1/5 (A3)	図面名称	自動火災報知設備 系統図・凡例	図番	E-11	/

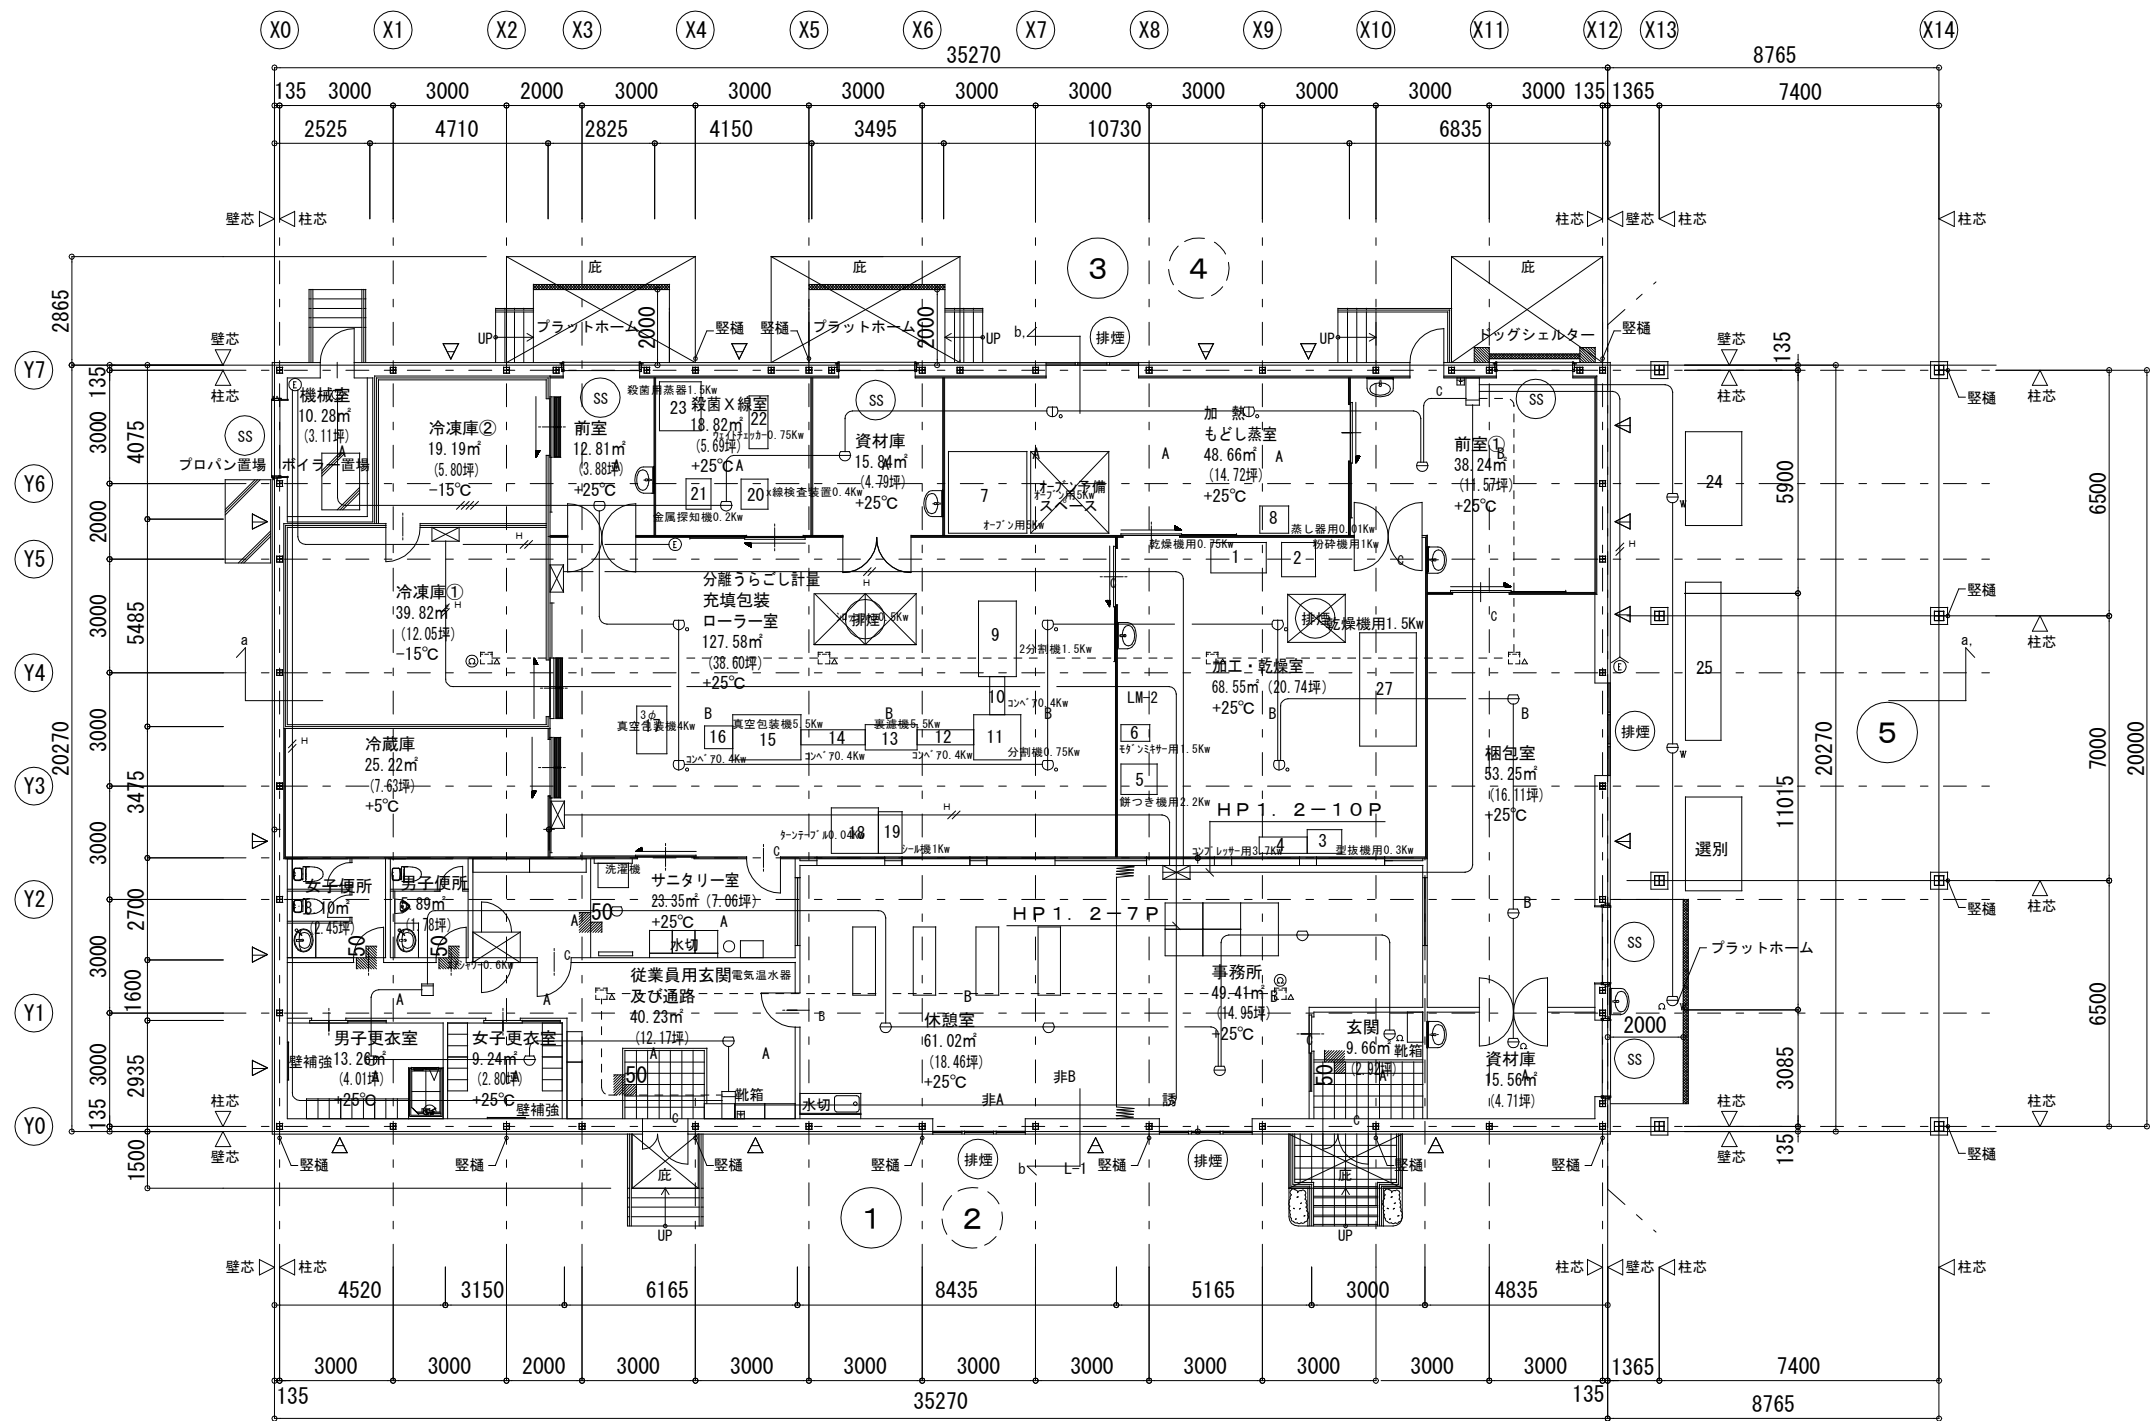

平面図 S=1:200 注) 1FL=設計GL+900
△ プレース位置を示す

訂正	月 日	内 容	製造元：株式会社フリーザーシステム 設計元：株式会社フリーザーシステム 一級建築士事務所 一級建築士登録 第262611号 稲永恵吾	お客様承認印	製造担当者	設計担当者	営業担当者	確定年月日	工事名称	みらい(農産連携和食責任事業組合)向け 五島市農産加工施設整備事業(FAACPP90)	請番	E-12	／				
				縮尺		S=1/200(A3)		図面名称	自動火災報知設備図	図番		／					

空調設備機器表

記号	機器名称	仕様	定格消費電力(参考)	電源	数量	設置場所	備考
PAC-1	空冷ヒートポンプ式	4方向天井カセット型	3.32kw	三相 200V	1組	外機:室外機置場	室外機用コンクリート基礎
	パッケージエアコン	冷房能力:12.5kw 暖房能力:14.0kw		(室外電源)		内機:事務所	参考室外機重量:76kg
		メーカー標準					
		化粧パネル、ワイヤードリモコン、ドレンアップ					
		オプション:室外機用防護ネット 参考型式:PLZ-ERMP140ET					
PAC-2	空冷ヒートポンプ式	4方向天井カセット型	3.32kw	三相 200V	1組	外機:室外機置場	室外機用コンクリート基礎
	パッケージエアコン	冷房能力:12.5kw 暖房能力:14.0kw		(室外電源)		内機:休憩室	参考室外機重量:76kg
		メーカー標準					
		化粧パネル、ワイヤードリモコン、ドレンアップ					
		オプション:室外機用防護ネット 参考型式:PLZ-ERMP140ET					
PAC-3	空冷ヒートポンプ式	2方向天井カセット型	1.34kw	三相 200V	1組	外機:室外機置場	室外機用コンクリート基礎
	パッケージエアコン	冷房能力:5.0kw 暖房能力:5.6kw		(室外電源)		内機:サニタリー室	参考室外機重量:38kg
		メーカー標準					
		化粧パネル、ワイヤードリモコン、ドレンアップ					
		オプション:室外機用防護ネット 参考型式:PLZ-ERMP56LR					
PAC-4	空冷ヒートポンプ式	壁掛け型	1.35kw	単相 100V	1組	外機:室外機置場	室外機用コンクリート基礎
	ルームエアコン	冷房能力:2.2kw 暖房能力:2.5kw		(室外電源)		内機:女子更衣室	参考室外機重量:33kg
		メーカー標準					
		リモコン					
		オプション:室外機用防護ネット 参考型式:MSZ-GE2218、MUCZ-G2218					
PAC-5	空冷ヒートポンプ式	壁掛け型	1.35kw	単相 100V	1組	外機:室外機置場	室外機用コンクリート基礎
	ルームエアコン	冷房能力:2.2kw 暖房能力:2.5kw		(室外電源)		内機:男子更衣室	参考室外機重量:33kg
		メーカー標準					
		リモコン					
		オプション:室外機用防護ネット 参考型式:MSZ-GE2218、MUCZ-G2218					
PAC-6	空冷ヒートポンプ式	天吊り型(ワイヤード)	4.06kw	三相 200V	1組	外機:室外機置場	室外機用コンクリート基礎
	パッケージエアコン	冷房能力:12.5kw 暖房能力:14.0kw		(室外電源)		内機:前室①	参考室外機重量:76kg
		メーカー標準					
		ワイヤードリモコン					
		オプション:室外機用防護ネット 参考型式:PCZ-ERMP140KT					
PAC-7	空冷ヒートポンプ式	天吊り型(ワイヤード)(同時ツイン同容量同タイプ)	6.96kw	三相 200V	1組	外機:室外機置場	室外機用コンクリート基礎
	パッケージエアコン	冷房能力:20.0kw 暖房能力:22.4kw		(室外電源)		内機:楕包室	参考室外機重量:122kg
		メーカー標準				(ツイン)	
		ワイヤードリモコン、分岐管					
		オプション:室外機用防護ネット 参考型式:PCZX-ERP224KR					
PAC-8	空冷ヒートポンプ式	天吊り型(ワイヤード)(同時ツイン同容量同タイプ)	6.96kw	三相 200V	1組	外機:室外機置場	室外機用コンクリート基礎
	パッケージエアコン	冷房能力:20.0kw 暖房能力:22.4kw		(室外電源)		内機:加熱・もどし蒸室	参考室外機重量:122kg
		メーカー標準				(ツイン)	
		ワイヤードリモコン、分岐管					
		オプション:室外機用防護ネット 参考型式:PCZX-ERP224KR					
PAC-9	空冷ヒートポンプ式	天吊り型(ワイヤード)(同時ツイン同容量同タイプ)	11.3kw	三相 200V	1組	外機:室外機置場	室外機用コンクリート基礎
	パッケージエアコン	冷房能力:25.0kw 暖房能力:28.0kw		(室外電源)		内機:加工・乾燥室	参考室外機重量:125kg
		メーカー標準				(ツイン)	
		ワイヤードリモコン、分岐管					
		オプション:室外機用防護ネット 参考型式:PCZX-ERP280KR					
PAC-10	空冷ヒートポンプ式	厨房用 天吊り型(ワイヤード)(同時ツイン同容量同タイプ)	10.2kw	三相 200V	2組	外機:室外機置場	室外機用コンクリート基礎
	パッケージエアコン	冷房能力:25.0kw 暖房能力:28.0kw		(室外電源)		内機:分離・うらごし	参考室外機重量:125kg
		メーカー標準				(ツイン)	
		ワイヤードリモコン、分岐管					
		オプション:室外機用防護ネット 参考型式:PCZX-ERP280HR					


記号	機器名称	仕様	定格消費電力(参考)	電源	数量	設置場所	備考
PAC-11	空冷ヒートポンプ式	天吊り型(ワイヤード)	1.69kw	三相 200V	1組	外機: 室外機置場	室外機用コンクリート基礎
	パッケージエアコン	冷房能力: 5.6kw 暖房能力: 6.3kw		(室外電源)		内機: 殺菌X線室	参考室外機重量: 39kg
		メーカー標準					
		ワイヤードリモコン					
		オプション: 室外機用防護ネット 参考型式: PCZ-ERMP63KR					
PAC-12	空冷ヒートポンプ式	天吊り型(ワイヤード)	1.19kw	三相 200V	1組	外機: 室外機置場	室外機用コンクリート基礎
	パッケージエアコン	冷房能力: 4.0kw 暖房能力: 4.5kw		(室外電源)		内機: 前室②	参考室外機重量: 38kg
		メーカー標準					
		ワイヤードリモコン					
		オプション: 室外機用防護ネット 参考型式: PCZ-ERMP63KR					

訂正	月 日	内 容	製造元：株式会社フリーザーシステム 設計元：株式会社フリーザーシステム 一級建築士事務所 一級建築士登録 第262611号 稲永恵吾	お客様承認印	製造担当者	設計担当者	営業担当者	確定年月日	工事名称	請番		／

低温設備機器表

記号	機器名称	仕様	定格消費電力(参考)	電源	数量	設置場所	備考
R-1	冷凍機	セット型中型クーラマルチ(ウエットタイプ)	5.3kw	三相 200V	1組		現地電源供給盤設置
		冷却能力(液管断熱有): 10.3kw 冷却能力(液管断熱無): 9.63kw					
		コンデensingユニット (屋外設置)				外機: 室外機置場	室外機用コンクリート基礎
		冷凍能力: 11.2Kw(10.3Kw)					参考室外機重量: 128kg
		容量制御: インバーター方式(0~38~100%)					
		メーカー標準					
		参考型式: ECOV-EN30WB(-BS・BSG)(4HP)					
		ユニットクーラ(縦型・中温用)					
		冷却能力: 7.2kw(7.2~13.5)				内機: 冷蔵庫	
		外装ケース: アルミニウム(表面一部エンボス加工)					
		参考型式: UCL-N6VHB(-BKN)					
R-2	冷凍機						現地電源供給盤設置
		コンデensingユニット (屋外設置)	7.86kw	三相 200V		外機: 室外機置場	室外機用コンクリート基礎
		冷凍能力: 18.0Kw(16.9Kw)					参考室外機重量: 151kg
		容量制御: インバーター方式(0~34~100%)					
		メーカー標準					
		参考型式: ECOV-EN55WB (-BS・BSG)(8HP)					
		ユニットクーラ(縦型・中温用)	0.8Kw	三相 200V			
		冷却能力: 11.9kw(11.9~22.1)				内機: 冷蔵庫①	
		外装ケース: アルミニウム(表面一部エンボス加工)					
		参考型式: UCL-N10VHB(-BKN)					
R-3	冷凍機	セット型中型クーラマルチ(ウエットタイプ)	5.3kw	三相 200V	1組		現地電源供給盤設置
		冷却能力(液管断熱有): 10.3kw 冷却能力(液管断熱無): 9.63kw					
		コンデensingユニット (屋外設置)				外機: 室外機置場	室外機用コンクリート基礎
		冷凍能力: 11.2Kw(10.3Kw)					参考室外機重量: 128kg
		容量制御: インバーター方式(0~38~100%)					
		メーカー標準					
		参考型式: ECOV-EN30WB(-BS・BSG)(4HP)					
		ユニットクーラ(縦型・中温用)					
		冷却能力: 7.2kw(7.2~13.5)				内機: 冷蔵庫	
		外装ケース: アルミニウム(表面一部エンボス加工)					
		参考型式: UCL-N6VHB(-BKN)					


訂正	月 日	内 容			製造元：株式会社フリーザーシステム 設計元：株式会社フリーザーシステム 一級建築士事務所 一級建築士登録 第262611号 稲永恵吾	お客様承認印	製造担当者	設計担当者	営業担当者	確定年月日	工事名称	みみくら(遠海運携有販賣任事業組合様向け 五島市農産加工施設整備事業)HACCP対応	請番		／
										縮尺	図面名称	低温設備機器表	図番	M-02	／
										S=1/200(A3)					

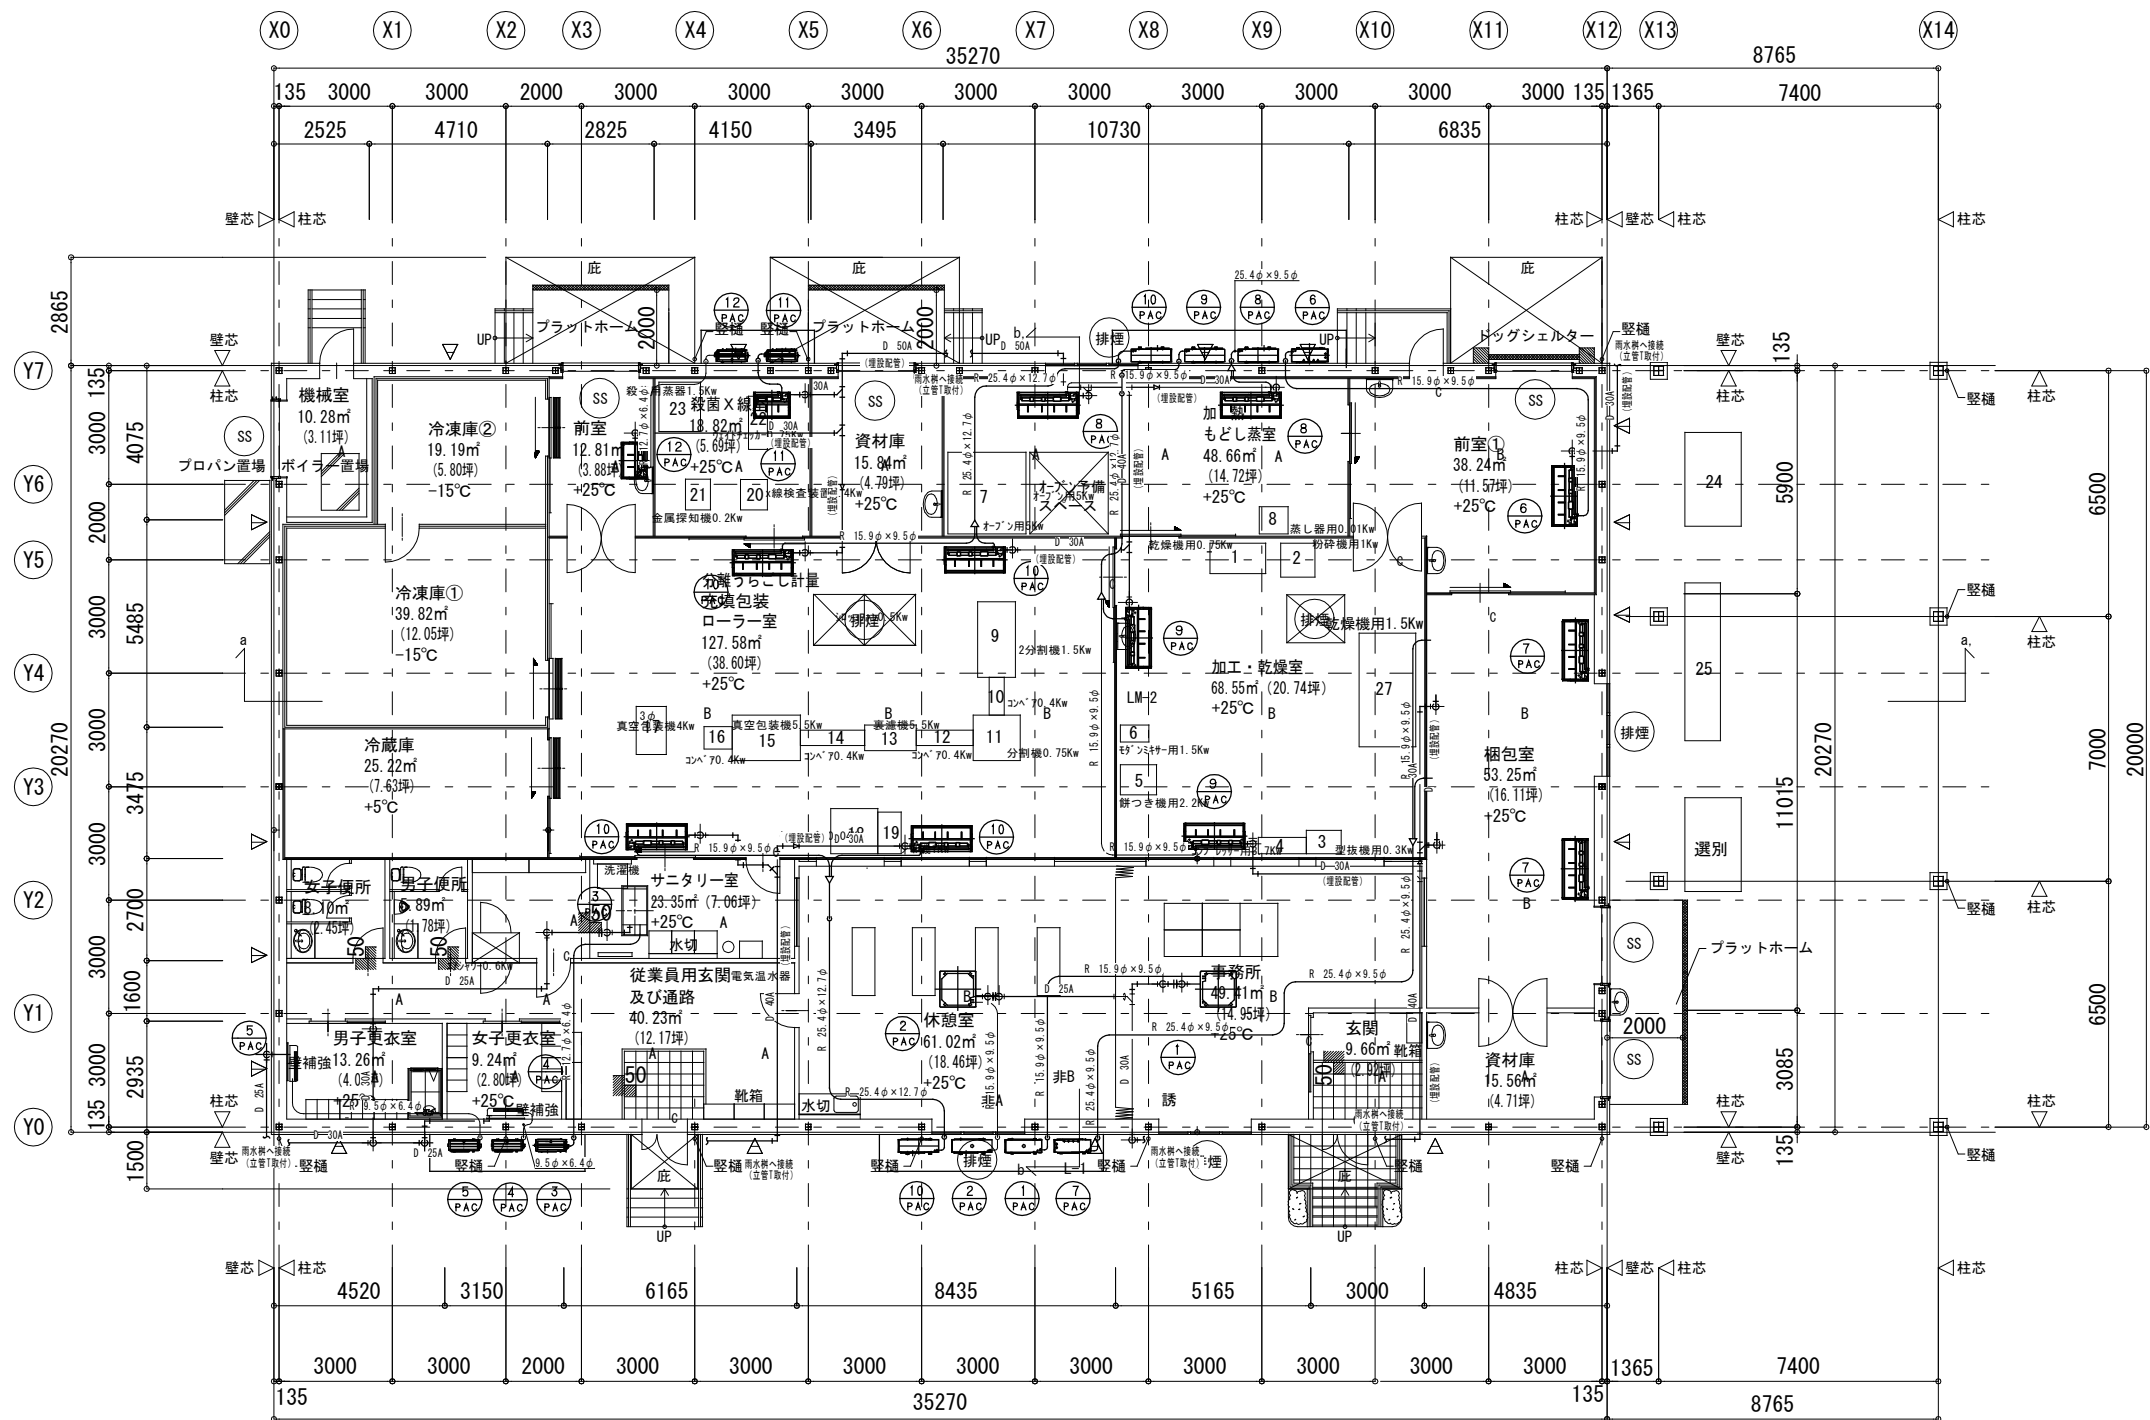

平面図 S=1:200 注) 1FL=設計GL+900
△ プレース位置を示す

* ドレン管の立管には臭気等対策のため
ウォーターベスト等の機械式トラップを
取付のこと

訂正	月 日	内 容	製造元：株式会社フリーザーシステム 設計元：株式会社フリーザーシステム 一級建築士事務所 一級建築士登録 第262611号 稲永恵吾	お客様承認印	製造担当者	設計担当者	営業担当者	確定年月日	工事名称	みみくら食品連携有期貸付事業組合向け 五島市農産加工施設整備事業（H40CP対応）	請番	M-03
									縮尺		図番	
									図面名称	空調設備（一般）	図番	

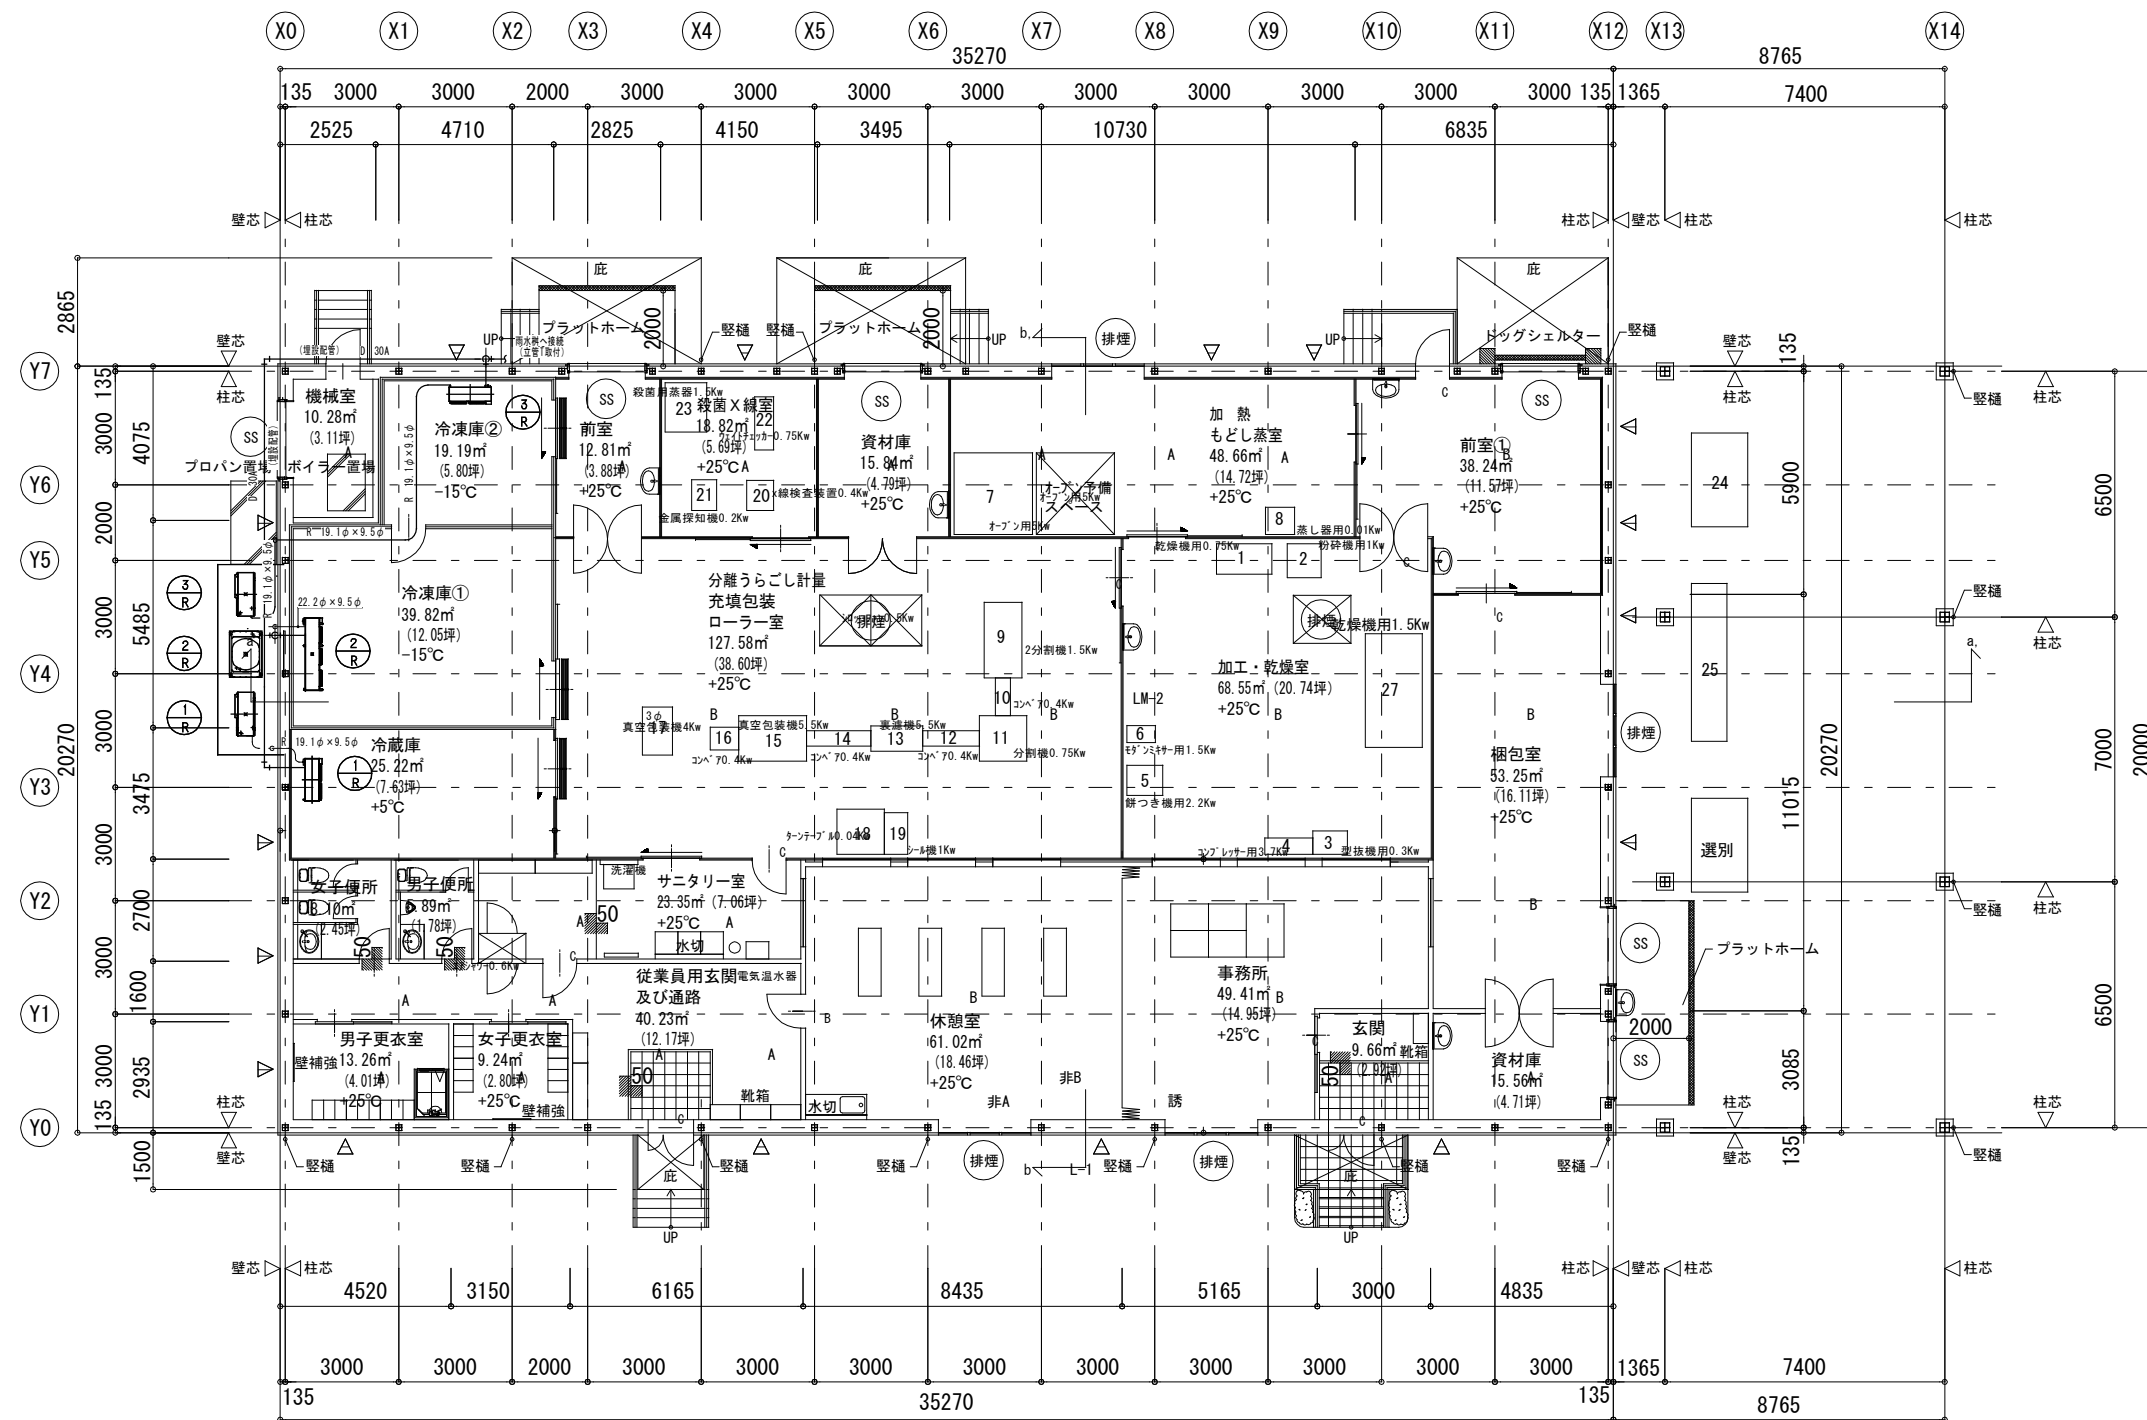

平面图 S=1:200

注) 1FL=設計GL+900

△ ブレース位置を示す

訂正	月 日	内 容			製造元：株式会社フリーザーシステム 設計元：株式会社フリーザーシステム 一級建築士事務所 一級建築士登録 第262611号 稲永恵吾	お客様承認印	製造担当者	設計担当者	営業担当者	確定年月日	工事名称	みずの(製造)設備設置工事(事務組合向け 五島市農産加工施設整備事業)H40CP対応)	請番		／
										縮尺	図面名称	空調設備(低温設備)	図番	M-04	／
										S=1/200(A3)					

換氣設備機器表

記号	機器名称	仕様	定格消費電力(参考)	電源	数量	設置場所	備考
FE-1	ダクト用天井扇	低騒音形 プラスチック製(VD-18ZC10相当品) 150φ×180m3/h×20Pa ウェザーカバー(SUS)、防虫網付	0.0295kw	単相100V	1台	事務所	24時間換気スイッチ
FE-2	ストレートシロッコファン	天井埋込型 消音形 (BFS-40SUC 相当品) 150φ×280m3/h×160Pa インテリアグリル×2	0.065kw	単相100V	1台	休憩室・サニタリー室 (廊下へ開放)	24時間換気スイッチ
FE-3-1	ダクト用天井扇	低騒音形 プラスチック製(VD-18ZC10相当品) 150φ×180m3/h×20Pa ウェザーカバー(SUS)、防虫網付	0.0295kw	単相100V	1台	男子便所	24時間換気スイッチ
FE-3-2	ダクト用天井扇	低騒音形 プラスチック製(VD-20ZC10相当品) 150φ×200m3/h×20Pa ウェザーカバー(SUS)、防虫網付	0.049kw	単相100V	1台	女子便所	24時間換気スイッチ
FE-4	ダクト用天井扇	丸形天井換気扇(浴室対応) 低騒音形 (VD-10ZC5-M) 丸穴据付タイプ 100φ×80m3/h×20Pa ウェザーカバー(SUS)、防虫網付	0.0165kw	単相100V	1台	男子更衣室	
FE-5	ダクト用天井扇	低騒音形 プラスチック製(VD-10ZC10相当品) 100φ×80m3/h×20Pa ウェザーカバー(SUS)、防虫網付	0.0135kw	単相100V	1台	女子更衣室	
FE-6	有圧換気扇	標準タイプ 250φ×430m3/h×20Pa (EFG-25SB相当品) ウェザーカバー(SUS)、防虫網付、不燃枠	0.04kw	単相100V	1台	前室①	24時間換気スイッチ
FE-7	有圧換気扇	標準タイプ 200φ×100m3/h×18Pa (EFG-20SB相当品) ウェザーカバー(SUS)、防虫網付、不燃枠	0.0195kw	単相100V	1台	梱包室	
FE-8	有圧換気扇	標準タイプ 200φ×150m3/h×16Pa (EFG-20SB相当品) ウェザーカバー(SUS)、防虫網付、不燃枠	0.0195kw	単相100V	1台	加熱もどし室	
FE-9	欠番						
OF-10	ストレートシロッコファン	天井埋込型 消音形 (BFS-150TUC 相当品) 250φ×1150m3/h×400Pa VHS 300×300 2ヶ所	0.445kw	三相200V	1台	分離うらごし室	
FE-11	欠番						
FE-12	ダクト用天井扇	低騒音形 プラスチック製(VD-15ZC10相当品) 100φ×110m3/h×50Pa ウェザーカバー(SUS)、防虫網付	0.0155kw	単相100V	1台	前室②	24時間換気スイッチ
FE-13	ストレートシロッコファン	天井埋込型 消音形 (BFS-15SUC 相当品) 100φ×150m3/h×100Pa COMP用フード、開放用ウェザーカバー、防虫網	0.0235kw	単相100V	1台	機械室	
FE-14	ダクト用天井扇	低騒音形 プラスチック製(VD-15ZC10相当品) 100φ×110m3/h×50Pa ウェザーカバー(SUS)、防虫網付	0.0155kw	単相100V	1台	資材庫②	24時間換気スイッチ
FE-15	ダクト用天井扇	低騒音形 プラスチック製(VD-10ZC10相当品) 100φ×80m3/h×20Pa ウェザーカバー(SUS)、防虫網付	0.0135kw	単相100V	1台	資材庫①	

[illegible]

訂正	月 日	内 容				製造元：株式会社フリーザーシステム 設計元：株式会社フリーザーシステム 一級建築士事務所 一級建築士登録 第262611号 稲永恵吾	お客様承認印	製造担当者	設計担当者	営業担当者	確定年月日	工事名称	みみら(県産連携有償責任事業組合向け 五島市県産加工施設整備事業(HACCP対応))	請番		／					
											縮尺 S=1/200(A3)	図面名称	換気機器表	図番	M-05	／					

換気計算書

24時間換気計算書

番号/部屋名	面積 ① (m2)	天井高 ② (m)	容積 ③ (m3)	必要換気回数 ④ (回/h)	換気量計算値 ③×④=⑤ (m3/h)	採用換気量 ⑥ (m3/h)	台数	換気種別	給気 口	排気 口	換気 回数 (回/h)	機種	機器 記号	判定 ⑤<⑥	備考
1F															
1 事務所	49.41	2.6	128.47	0.3	38.54	180	1	3種	○	○	1.4	VD-18ZC10	FE-1	OK	
2 休憩室	61.02	2.6	158.65	0.3	47.60	180	1	3種	○	○	1.1	BFS-40SUC	FE-2	OK	
3 サニタリー室	23.36	3.0	70.08	0.3	21.02	110	1	3種		○	1.6	BFS-40SUC	FE-2	OK	
4 男子便所	5.89	2.3	13.55	0.3	4.06	190	1	3種	○	○	14.0	VD-18ZC10	FE3-1	OK	
5 女子便所	8.1	2.3	18.63	0.3	5.59	200	1	3種	○	○	10.7	VD-20ZC10	FE3-2	OK	
6 男子更衣室	13.26	2.6	34.48	0.3	10.34	80	1	3種		○	2.3	VD-10ZC5-M	FE-4	OK	
7 女子更衣室	9.24	2.6	24.02	0.3	7.21	80	1	3種		○	3.3	VD-10ZC10	FE-5	OK	
8 前室①	38.24	3.0	114.72	0.3	34.42	480	1	3種		○	4.2	EFG-25SB	FE-6	OK	
9 梱包室	53.25	3.0	159.75	0.3	47.93	300	1	3種	○	○	1.9	EFG-20SB	FE-7	OK	
10 加熱もどし室	48.66	3.0	145.98	0.3	43.79	530	1	3種	○	○	3.6	EFG-20SB	FE-8	OK	
11 加工乾燥室	68.55	3.0	205.65	0.3	61.70	830		自然換気	○	○	4.0			OK	
12 分離うらごし室	127.58	3.0	382.74	0.3	114.82	1150	1	2種	○	○	3.0	BFS-150TUC	OF-10	OK	
13 殺菌X線室	18.82	3.0	56.46	0.3	16.94	210		自然換気	○	○	3.7			OK	
14 前室②	15.84	3.0	47.52	0.3	14.26	105	1	3種	○	○	2.2	VD-15ZC10	FE-12	OK	
15 機械室	10.28	3.0	30.84	0.3	9.25	150	1	3種	○	○	4.9	BFS-15SUC	FE-13	OK	
16 資材庫②	15.84	3.0	47.52	0.3	14.26	105	1	3種	○	○	2.2	VD-15ZC10	FE-14	OK	
17 従業員用玄関及び通路	40.23	3.0	120.69	0.3	36.21	450		自然換気	○		3.7			OK	
18 玄関	9.66	3.0	28.98	0.3	8.69	10		自然換気			0.3			OK	
19 資材庫①	15.56	3.0	46.68	0.3	14.00	80	1	3種		○	1.7	VD-10ZC10	FE-15	OK	

換気計算書

無窓居室換気量計算

番号/部屋名	床面積 Af (m2)	占有面積 N	①必要換気量(m3/h) V=20Af/N	採用換気量 ② (m3/h)	台数	換気種別	給気 口	排気 口	機種	機器 記号	判定 ⑤<⑥	備考
1F												
1 サニタリー室	23.36	5	93.44	110	1	3種		○	BFS-40SUC		OK	
2 男子更衣室	13.26	3	39.78	80	1	3種		○	VD-10ZC5-M	FE-4	OK	
3 女子更衣室	9.24	3	27.72	80	1	3種		○	VD-10ZC10	FE-5	OK	
4 加工乾燥室	68.55	10	685.50	830		自然換気	○	○			OK	
5 分離うらごし室	127.58	10	1275.80	1150	1	2種	○	○	BFS-150TUC	FE-10	OK	
6 殺菌X線室	18.82	6	112.92	210		自然換気	○	○			OK	

訂正	月 日	内 容			製造元：株式会社フリーザーシステム 設計元：株式会社フリーザーシステム 一級建築士事務所 一級建築士登録 第262611号 稲永恵吾	お客様承認印	製造担当者	設計担当者	営業担当者	確定年月日	工事名称	みらいく（高度連携有償責任事業組合様向け 五島市農産加工施設整備事業（HACCP対応）	請番		／
											図面名称		図番	M-06	／
										縮尺 S=1/200(A3)	換気計算書				

機械室	
HS 200×200	1
EA 150 CMH	
BOX 300×300×300H	

分館うらごし計量	
VHS 300×300	2
OA 575 CMH	
BOX 400×400×350H	
BD (BCD-2型)	1
EA 210 CMH (余剰)	
設備X線室へ	
BD (BCD-2型 2連タイプ)	1
EA 830 CMH (余剰)	
加工・乾燥室へ	

設備X線室	
BD (BCD-2型)	2
EA 105 CMH (余剰)	
前室、資材庫2へ	

加熱・もどし高室	
BD (BCD-2型)	1
EA 380 CMH (余剰)	
前室①へ	


加工・乾燥室	
BD (BCD-2型)	2
EA 300、300 CMH (余剰)	
加熱・もどし高室、梱包室へ	

サニタリー室	
HS 150×150	1
EA 110 CMH	
BOX 250×250×250H	

従業員用玄関及び通路	
VHS 250×250	1
OA 290 CMH	
BOX 350×350×300H	
HS 200×200	1
OA 160 CMH	
BOX 300×300×300H	

休憩室	
VHS 200×200	1
OA 180 CMH	
BOX 300×300×300H	
HS 200×200	1
EA 180 CMH	
BOX 300×300×300H	

事務所	
VHS 200×200	1
OA 170 CMH (職員専用高有)	
BOX 300×300×300H	
天井層	1
EA 180 CMH	

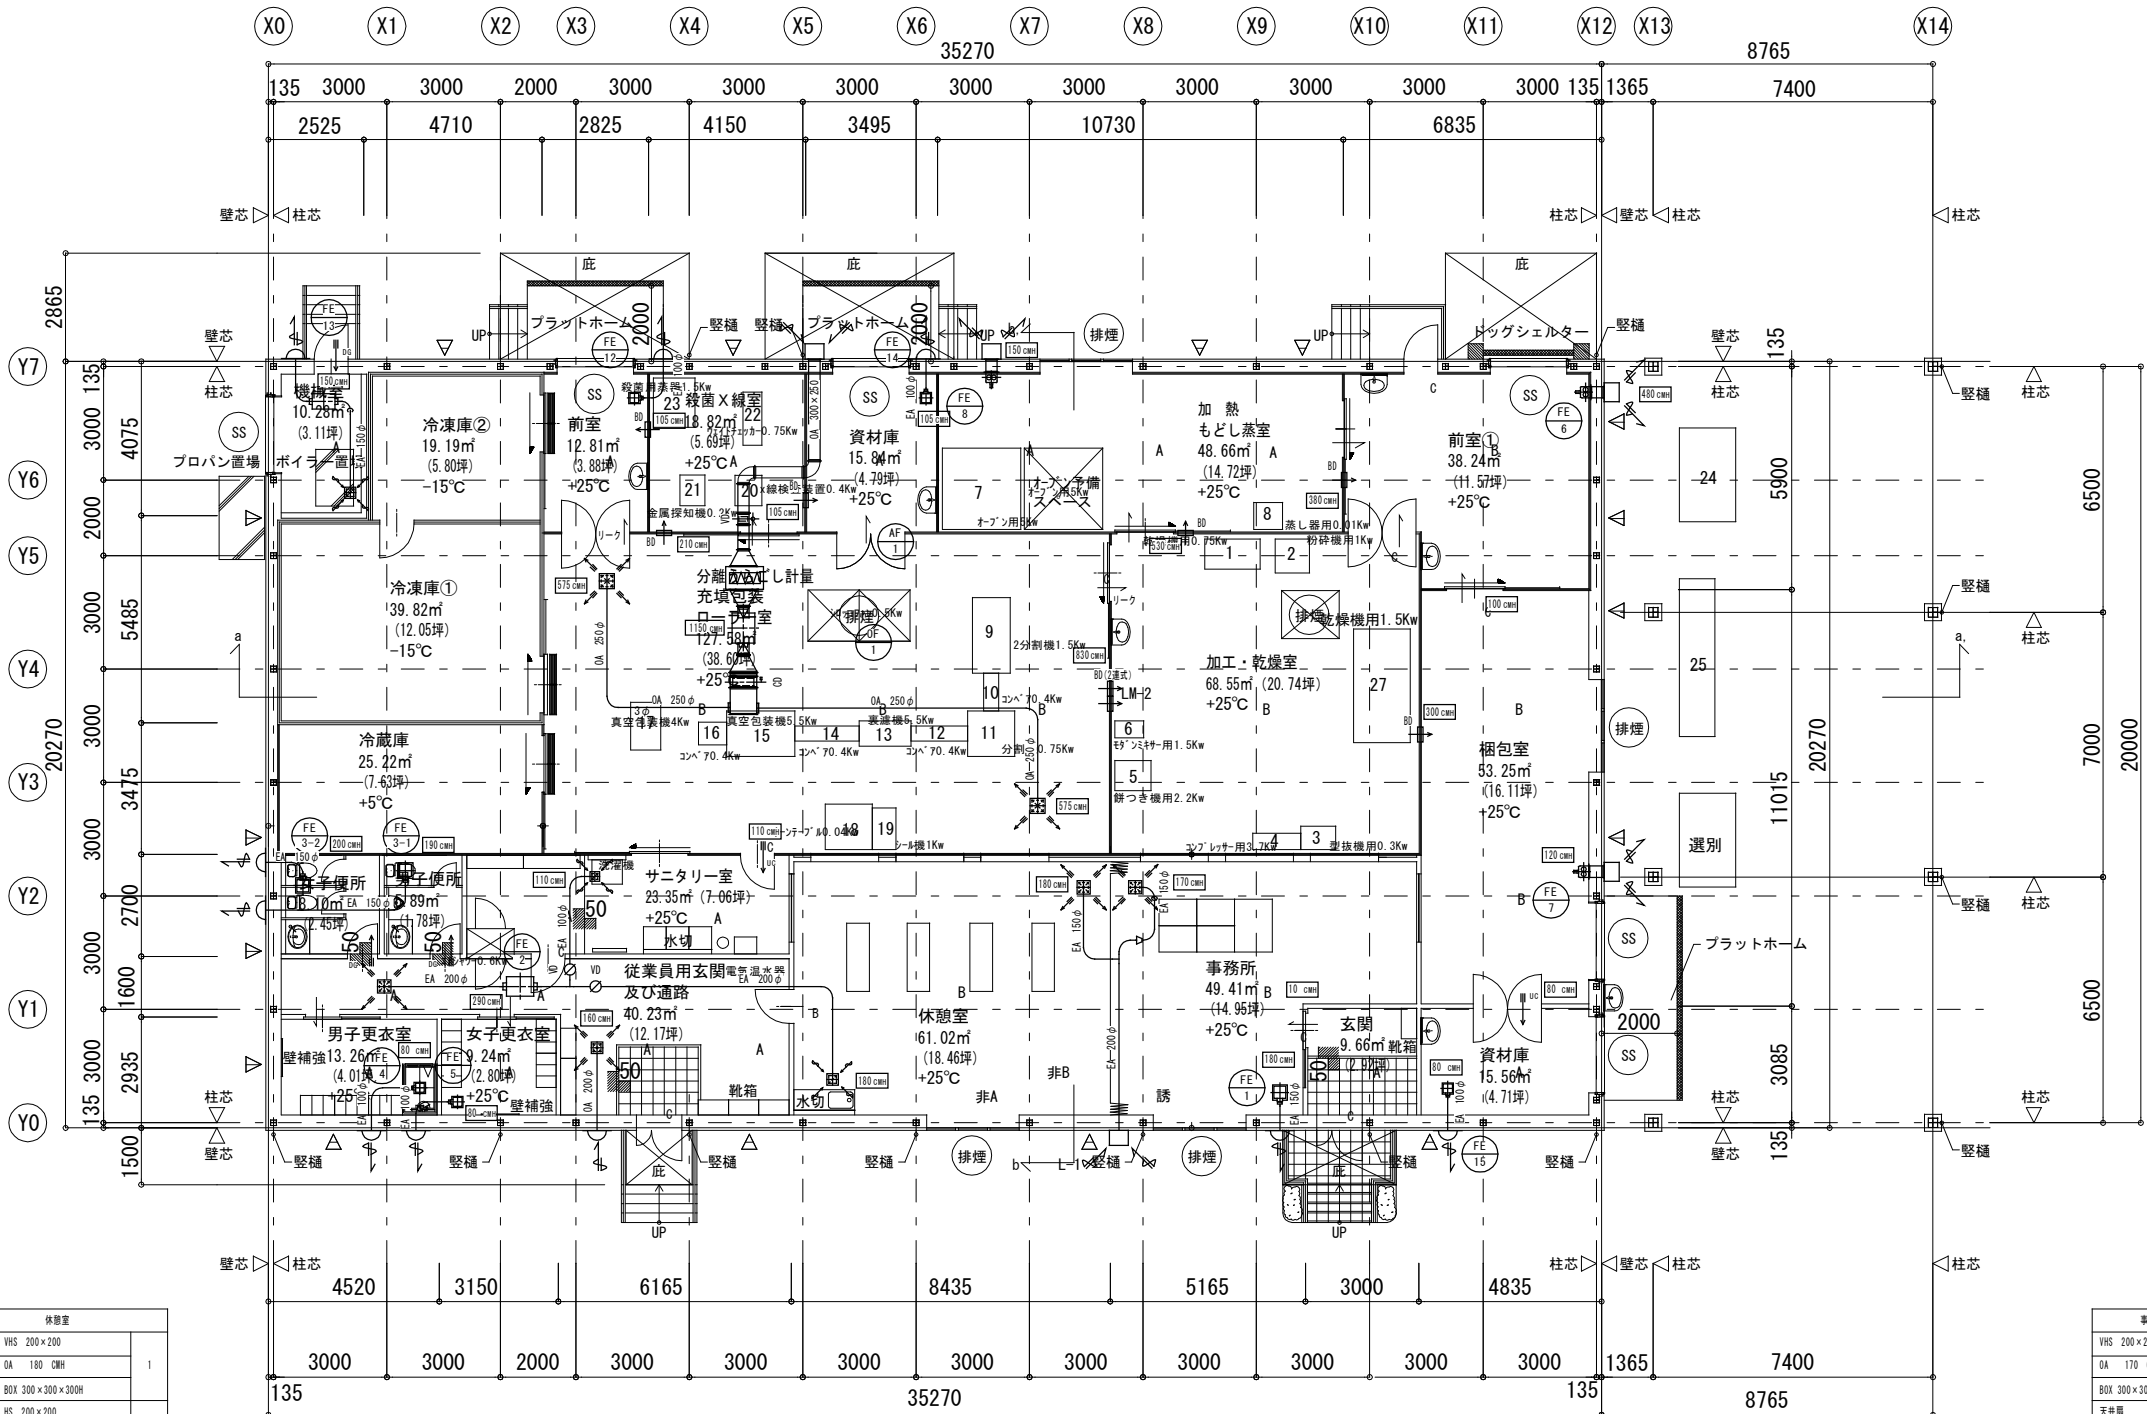

凡例	
OA	外気取入れダクト
EA	排気ダクト
UC	アンダーカット
DG	ドアガラリ
リーク	リーク

平面図 S=1:200 注) 1FL=設計GL+900
△ プレース位置を示す

訂正	月 日	内 容	製造元：株式会社フリーザーシステム 設計元：株式会社フリーザーシステム 一級建築士事務所 一級建築士登録 第262611号 稲永恵吾	お客様承認印	製造担当者	設計担当者	営業担当者	確定年月日	工事名称	みみら(農産連携推進事業組合向け 五島市農産加工施設整備事業(HACCP対応))	請番	／			


衛生機器・器具 機器表

記号	機器名称	仕様	定格消費電力(参考)	電源	数量	設置場所	備考
C-1	大便器	腰掛便器 CS230B#NW1 ロータンク SH230BA#NW1			3組	男子便所	参考型番 TOTO
		ウオシュレット TCF4711AK#NW1	0.321kw	単相100V		女子便所	
		棚付き二連紙巻器 YH600FM#NW1					
		給水延長ホース・止水栓・洗浄管等 取付用付属品1式					
U-1	小便器	壁掛小便器 UFH500#NW1 自動フラッシュ弁 TEA62ADR	電池式		1組	男子便所	参考型番 TOTO
		バックハンガー T9R その他取付用付属品1式					
L-1	洗面器	カウンター式 L525RCU 対応カウンター ML60			2組	男子便所	参考型番 TOTO
		立水栓 排水管 止水栓 石鹸入れ				女子便所	
		その他取付用付属品1式					
L-2	手洗い器	L250CM#NW1 自動水栓 TENA41A	電池式		2組	各所	参考型番 TOTO
		その他取付用付属品1式					
PW-1	洗濯機パネ	パネ PWP640NRW 水栓 TW11R			1組	サニタリー室	参考型番 TOTO
		その他取付用付属品1式					
WHE-1	電気温水器	壁掛型電気温水器 SRG-151A-B	2.11kw	単相200V	1	外部	参考型番:三菱電機
		サーモシャワー混合水栓 TMGG40E				(男子更衣室)	参考型番 TOTO
WHE-2	電気温水器	湯ポット RESK12A1 沸き上がり温度 約60℃	0.6kw	単相100V	1台	休憩室	参考型番 TOTO
		その他取付用付属品1式					
WHE-3	電気温水器	湯ポット(3槽用) REW25A1BHSCM	1.1kw	単相100V	1台	サニタリー室	参考型番 TOTO
		ウィークリータイマーなし					
K-1	流し台	1槽シンク 1800L GKFS180MYNR			1台	休憩室	参考型番 RXIL
		混合水栓 TK431					
K-2	流し台	1槽シンク (実験流し用) 600×600×800			3台	サニタリー室	
L-3	散水栓	D-X キューブⅢ			4台	外部	竹村製作所
JK-1	浄化槽	合併式浄化槽(20人用)	0.3kw	単相100	1組	外部	
T-1	雨水貯留タンク	ポリエチレンタンク 有効貯水量 1m3					
		マンホール、水位計、接続配管用タッピング(流入・出口・排水等)					
P-1	雨水ポンプ	ミニ供給ポンプ 30L/min×25m	0.4kw	単相100	1台	外部	
AS-1	エアシャワー	モジュールシャワー (1人用)	0.6kw	三相200V	1台	サニタリー室	
		吹き出し風速 7.8m/s 以上 吐出風速 23m/sec					
		集塵効率 0.3um 99.97%以上					
		フィルター HEPA プレフィルター					
		本体 銅板製焼き付け塗装 ドア アルミ框扉					

会所リスト

記号	樹種類	サイズ	深度	蓋	備考
A	汚水樹	75×75×125	~400	塩ビ製蓋	小口径樹(90℃)(トラップ樹)
B	汚水樹	100×75×150	~465	鉄製防護蓋	小口径樹(合流)
C	汚水樹	100×75×150	~540	鉄製防護蓋	小口径樹(合流)
D	汚水樹	100×75×150	~605	鉄製防護蓋	小口径樹(ストレート)
E	汚水樹	100×75×150	~690	塩ビ製蓋	小口径樹(90℃)
F	汚水樹	100×100×150	~780	鉄製防護蓋	小口径樹(ストレート)
G	汚水樹	100×100×150	~880	鉄製防護蓋	小口径樹(90℃)
H	汚水樹	100×100×150	~420	鉄製防護蓋	小口径樹(合流)
I	汚水樹	100×75×150	~515	塩ビ製蓋	小口径樹(合流)
J	汚水樹	100×75×150	~585	鉄製防護蓋	小口径樹(合流)
K	汚水樹	100×100×150	~710	鉄製防護蓋	小口径樹(ストレート)
L	汚水樹	100×75×150	~815	鉄製防護蓋	小口径樹(合流)
M	汚水樹	125×125×150	~960	鉄製防護蓋	小口径樹(90℃)
N	汚水樹	100×100×150	~975	鉄製防護蓋	小口径樹(合流)
O	汚水樹	100×100×150	~1070	鉄製防護蓋	小口径樹(90℃)
P	汚水樹	125×125×150	~1090	鉄製防護蓋	小口径樹(90℃)
Q	公設樹	役所協議	ポンプUP	鉄製防護蓋	役所協議


訂正	月 日	内 容			製造元：株式会社フリーザーシステム 設計元：株式会社フリーザーシステム 一級建築士事務所 一級建築士登録 第262611号 稲永恵吾	お客様承認印	製造担当者	設計担当者	営業担当者	確定年月日	工事名称 みみら(県産連携有償委託事業総合傾向け 五島市農産加工施設整備事業(44002796))	請番		／
										縮尺 S=1/200(A3)	図面名称 衛生機器表	図番	M-08	／

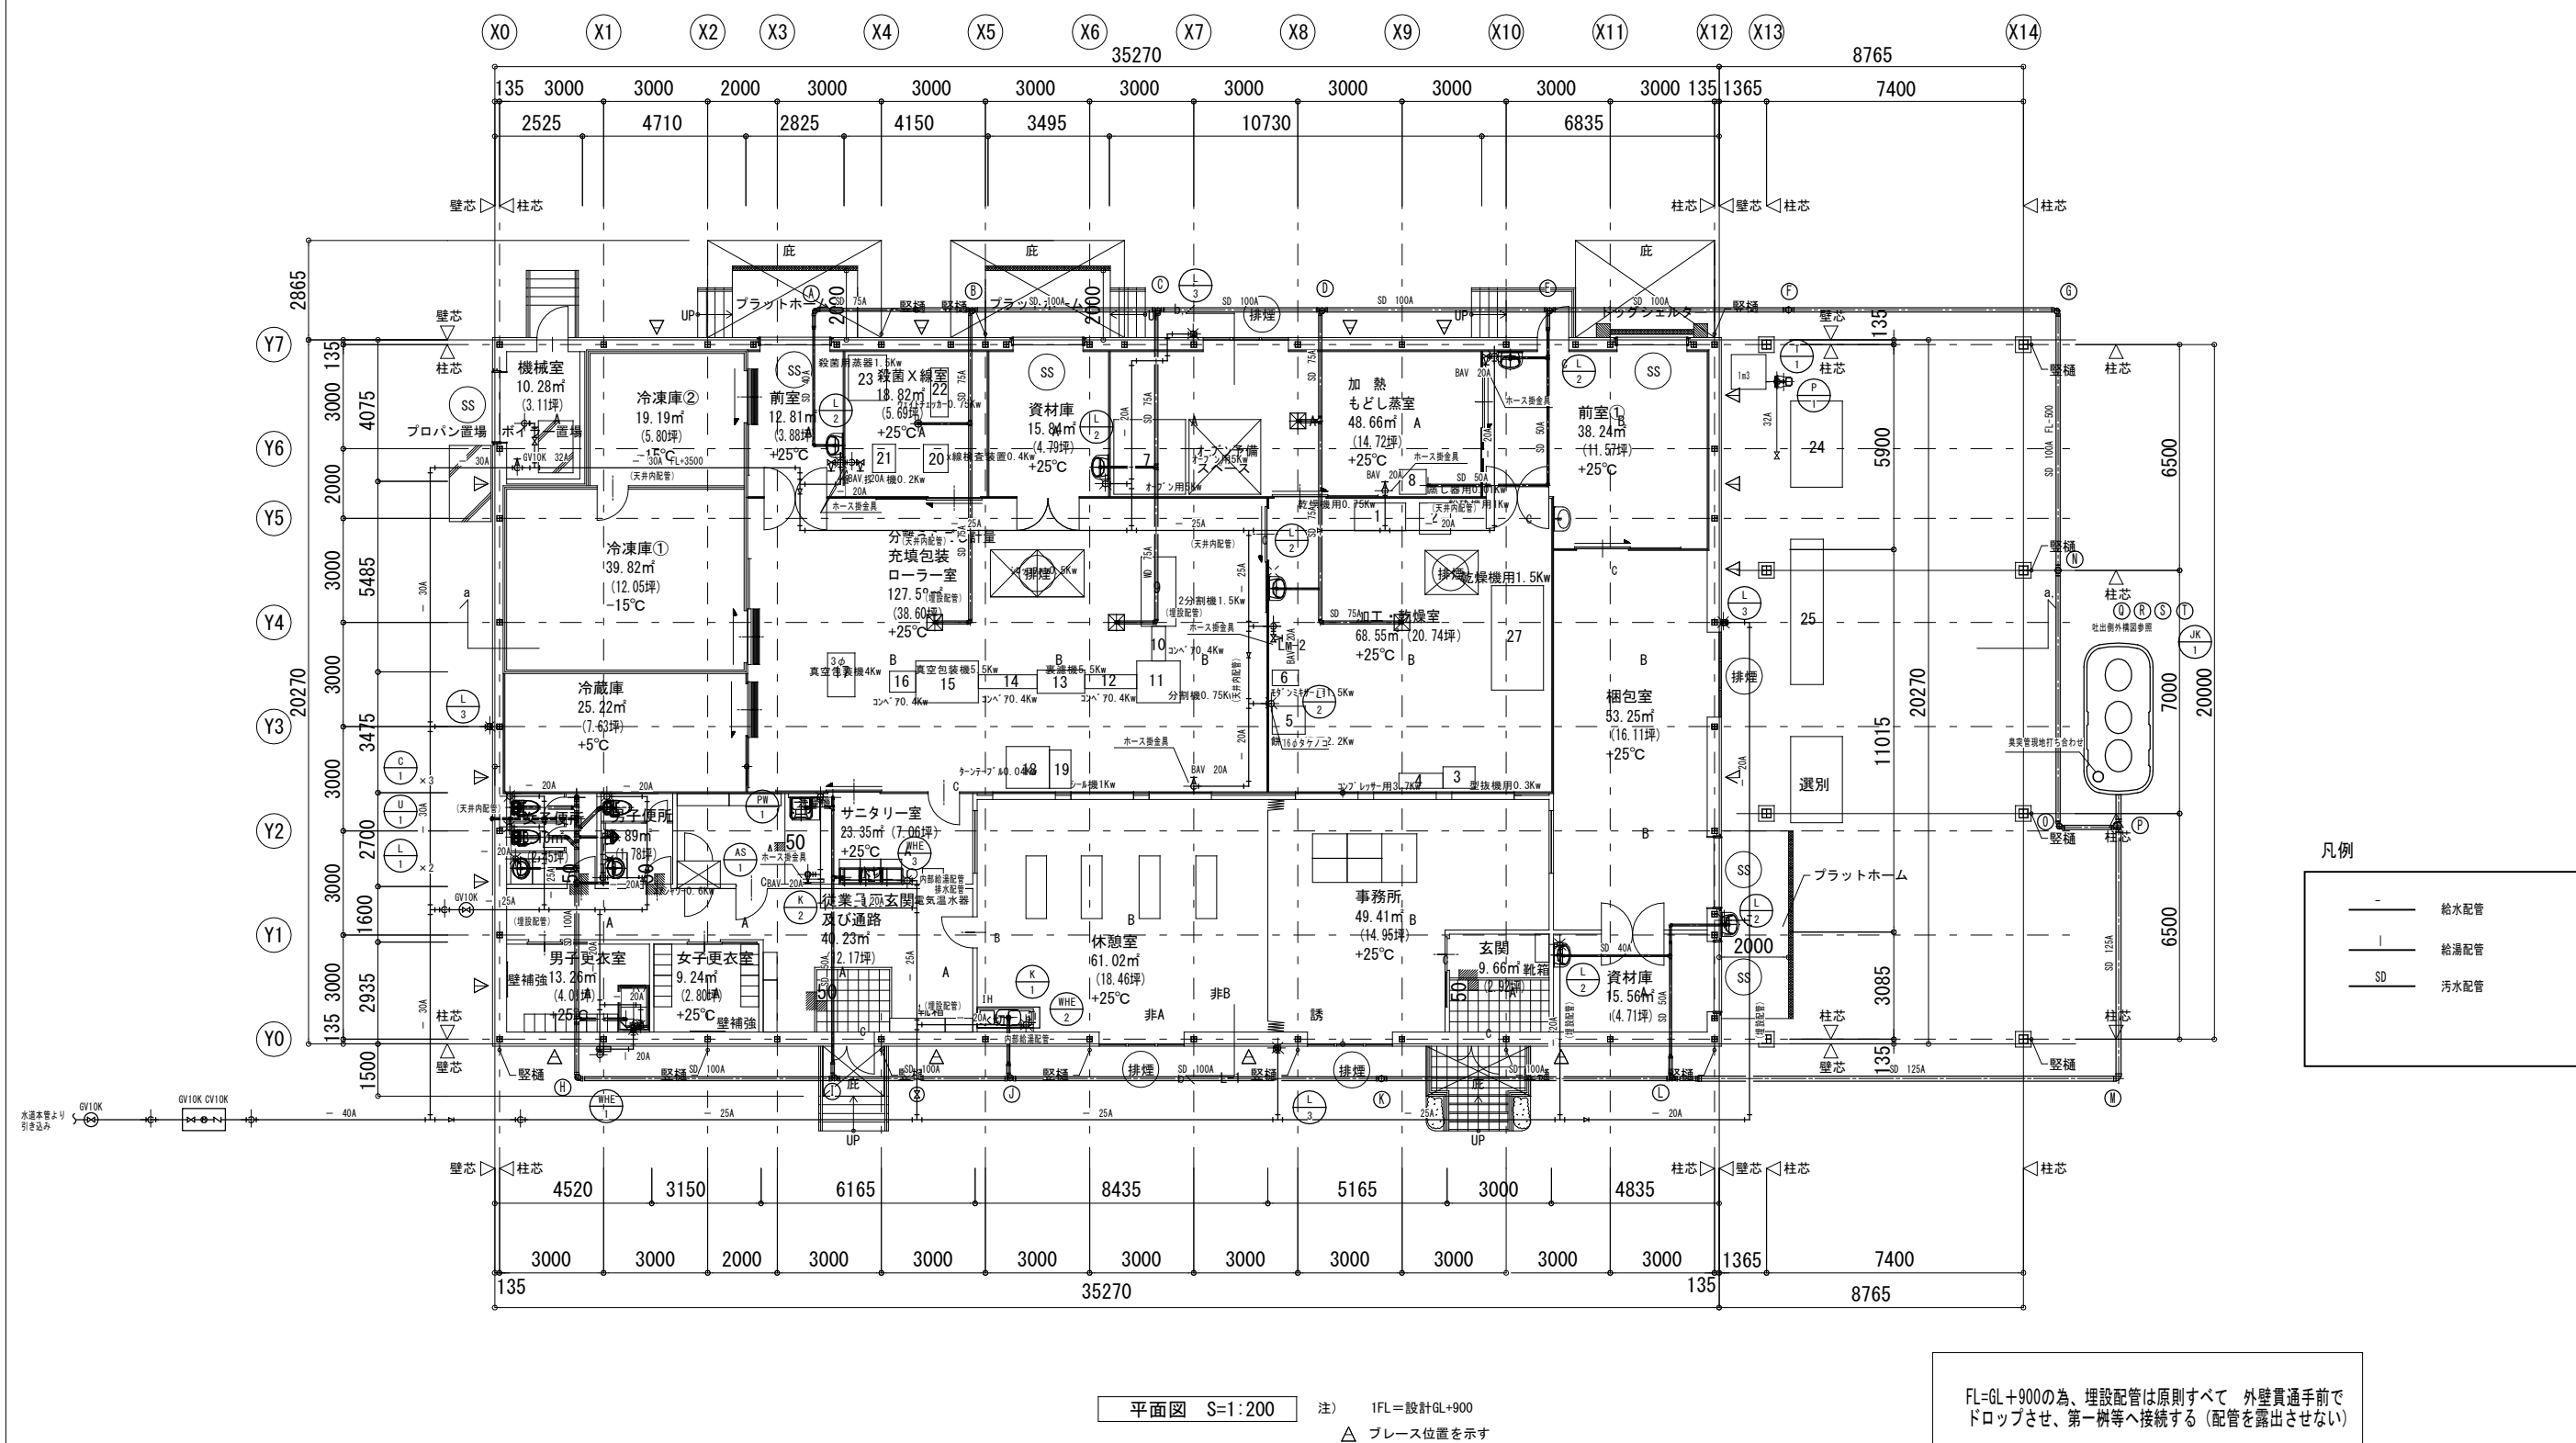

ユーティリティ 機器表


記号	機器名称	仕様	定格消費電力(参考)	電源	数量	設置場所	備考
B-1	ボイラー	ガス炊き 簡易貫流蒸気ボイラー	1.0kw	三相200V	1台	機械室	
		最高使用圧力 0.69 MPa	0.1kw	単相100V			
		蒸気量 125kg/h					
		制御方式 ON-OFF制御方式					
		薬注装置、軟水装置					

訂正	月 日	内 容			製造元：株式会社フリーザーシステム 設計元：株式会社フリーザーシステム 一級建築士事務所 一級建築士登録 第262611号 稲永恵吾	お客様承認印	製造担当者	設計担当者	営業担当者	確定年月日	工事名称	みみら(県産連携利国産産品事業組合向け 五島市農産加工施設整備事業H402790)	請番		／
										縮尺 S=1/200(A3)	図面名称	ユーティリティ設備 機器表	図番	M-10	／

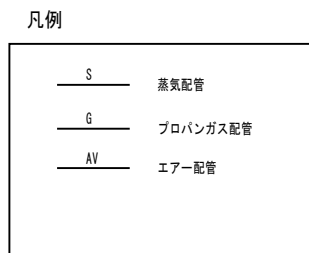

注) 1FL=設計GL+900
△ ブレース位置を示す

訂正	月 日	内 容			製造元：株式会社フリーザーシステム 設計元：株式会社フリーザーシステム 一級建築士事務所 一級建築士登録 第262611号 稲永恵吾	お客様承認印	製造担当者	設計担当者	営業担当者	確定年月日	工事名称 みらい(県道通津南河原荘事業組合向け 五島市農産加工施設整備事業)HACCP対応	請番		／				
										縮尺 S=1/200(A3)					図面名称 ユーティリティ設備	図番	M-11	／

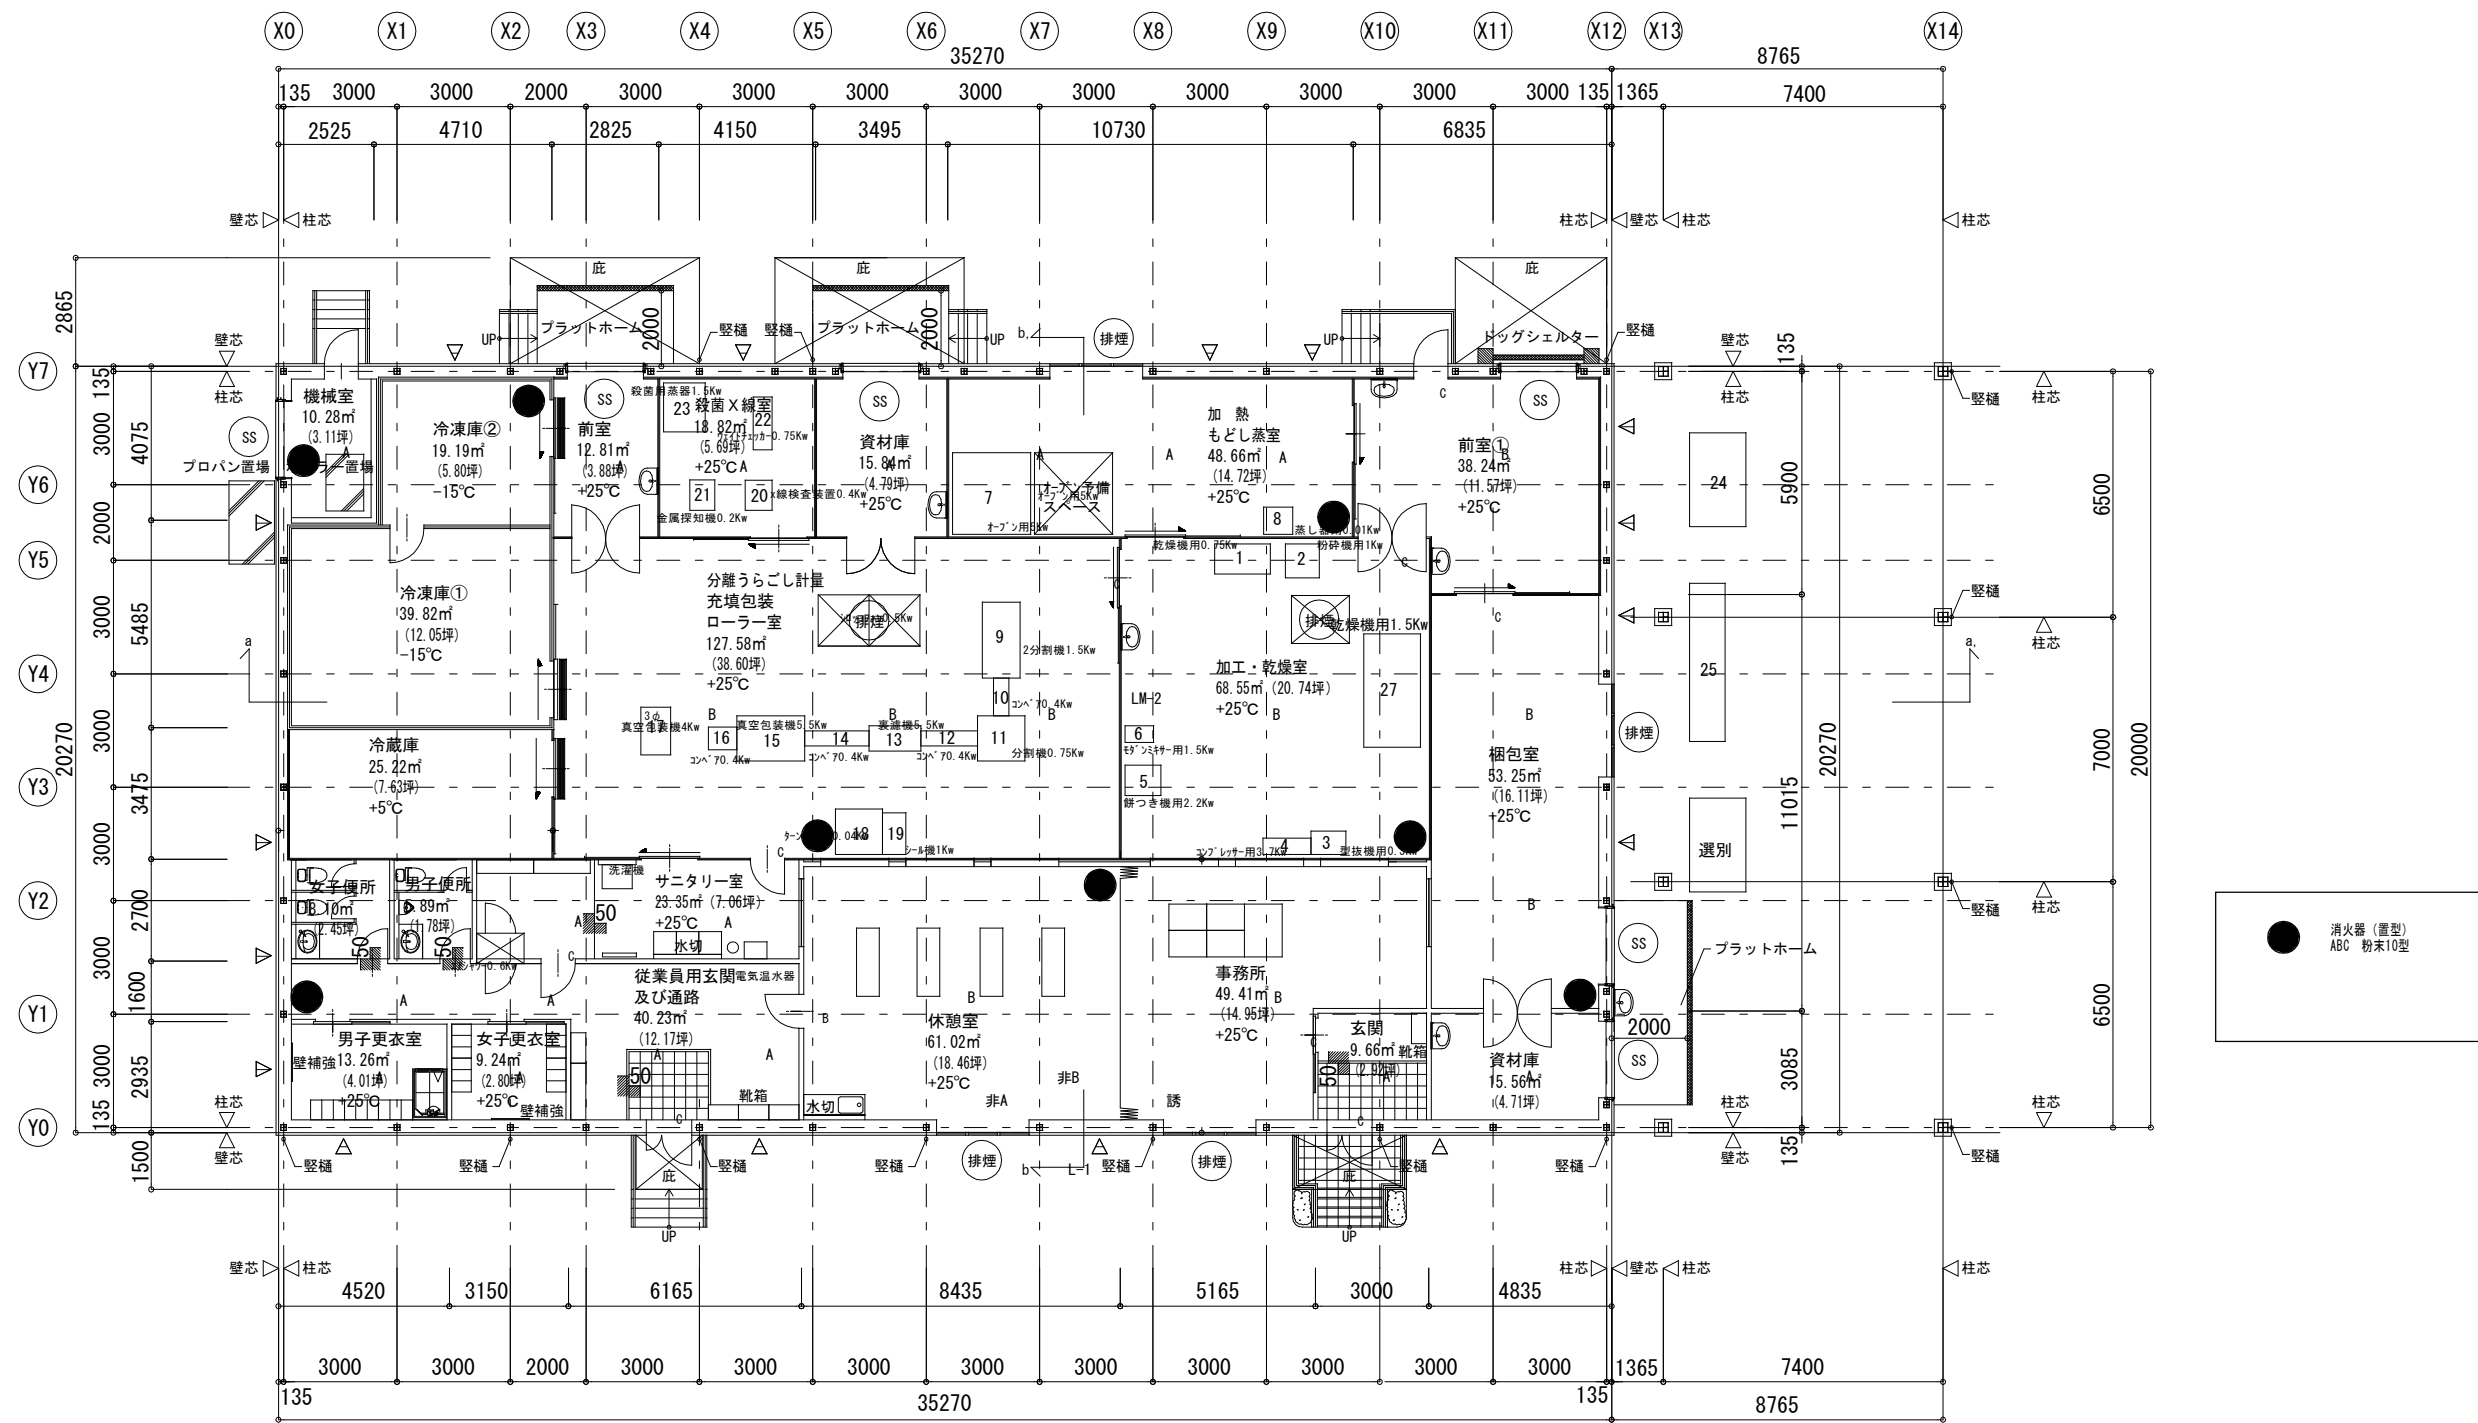

平面図 S=1:200 注) 1FL=設計GL+900
△ プレース位置を示す

訂正	月 日	内 容	製造元：株式会社フリーザーシステム 設計元：株式会社フリーザーシステム 一級建築士事務所 一級建築士登録 第262611号 稲永恵吾				お客様承認印	製造担当者	設計担当者	営業担当者	確定年月日	工事名称	みらい(県産連携有農産物事業組合向け 五島市産産加工施設整備事業HACCP対応)	請番	M-12
											縮尺	図面名称	消火器配置図	図番	
											S=1/200(A)				